



位置図

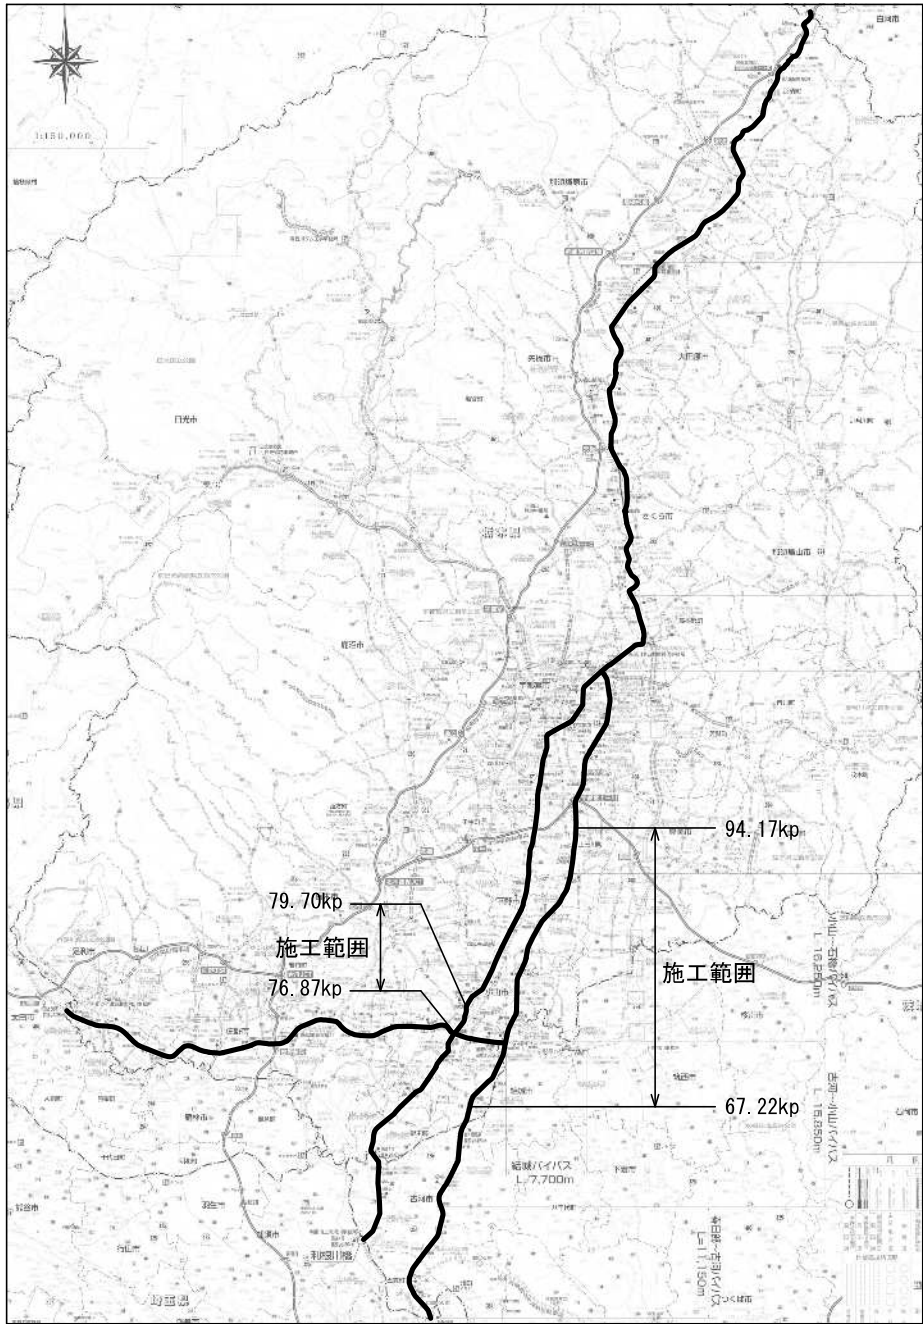

本図面は縮小図のため
縮尺は表示と異なります

工 事 名		R7 国分寺出張所管内道路照明設備改修工事					
図 面 名		位 置 図					
縮 尺		1:250,000		図面番号		39 の 1	
年 月 日		令和 8 年 1 月 日					
設計会社名		—					
所 長	副 所 長	課 長	建設専門官	専門職		担 当	
事務所名		国土交通省 宇都宮国道事務所					

道路照明灯改修平面図 (1)
(新 4 号)

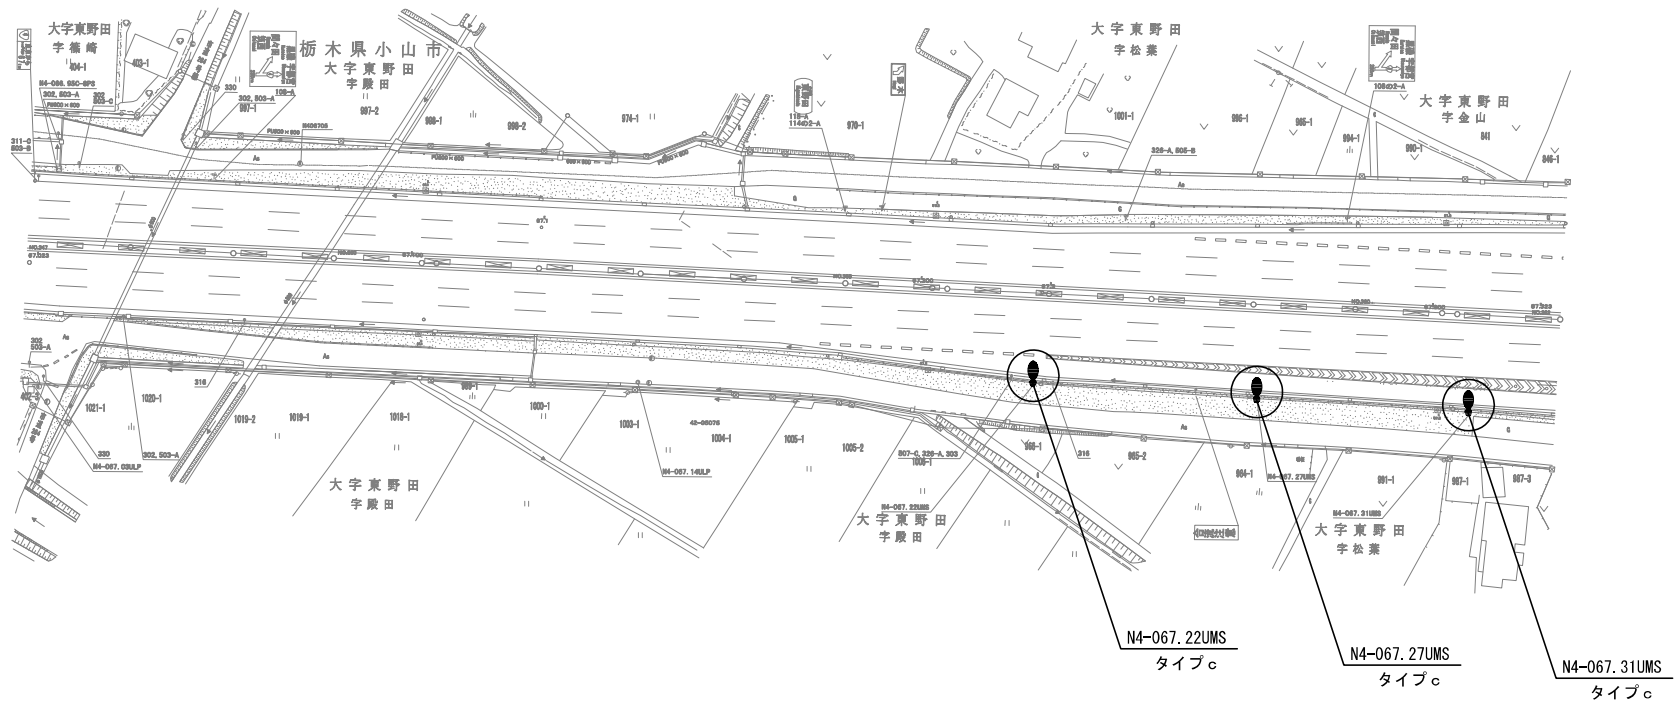


凡例

- : 道路照明灯建替
○ : 道路照明器具交換

本図面は縮小図のため
縮尺は表示と異なります

工 事 名	R 7 国分寺出張所管内道路照明設備改修工事		
図 面 名	道路照明灯改修平面図 (1)		
縮 尺	1/500	図面番号	39 の 2
年 月 日	令和 8 年 1 月 日		
設計会社名	—		
事務所名	国土交通省 平塚宮国道事務所		

道路照明灯改修平面図 (2)
(新 4 号)

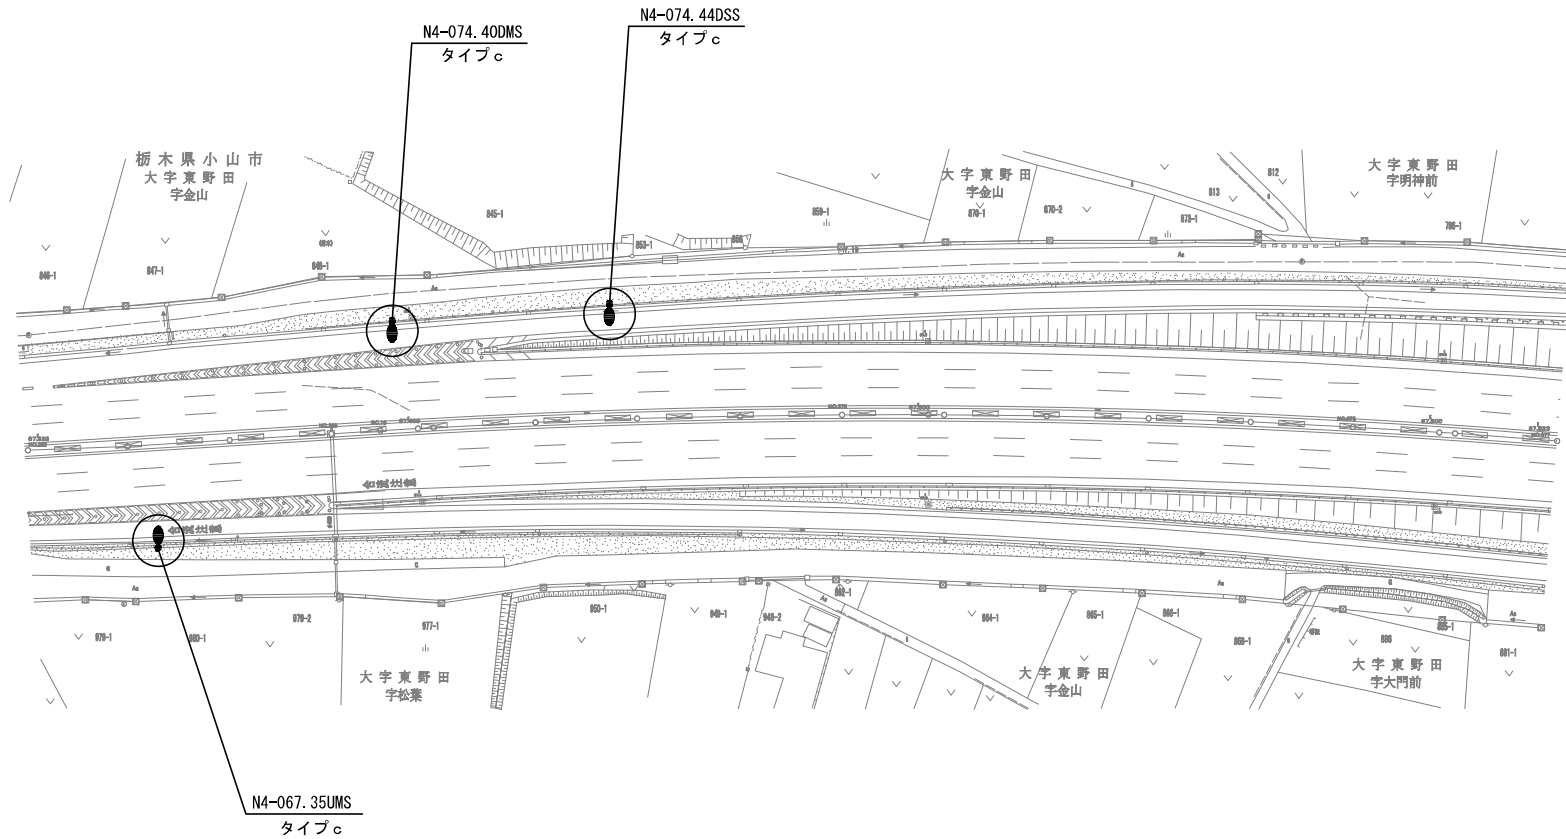


凡例

- : 道路照明灯建替
○ : 道路照明器具交換

本図面は縮小図のため
縮尺は表示と異なります

工 事 名	R7 国分寺出張所管内道路照明設備改修工事		
図 面 名	道路照明灯改修平面図 (2)		
縮 尺	1/500	図面番号	39 の 3
年 月 日	令和 8 年 1 月 日		
設計会社名	—		
事務所名	国土交通省 宇都宮国道事務所		

道路照明灯改修平面図 (3)
(新 4 号)

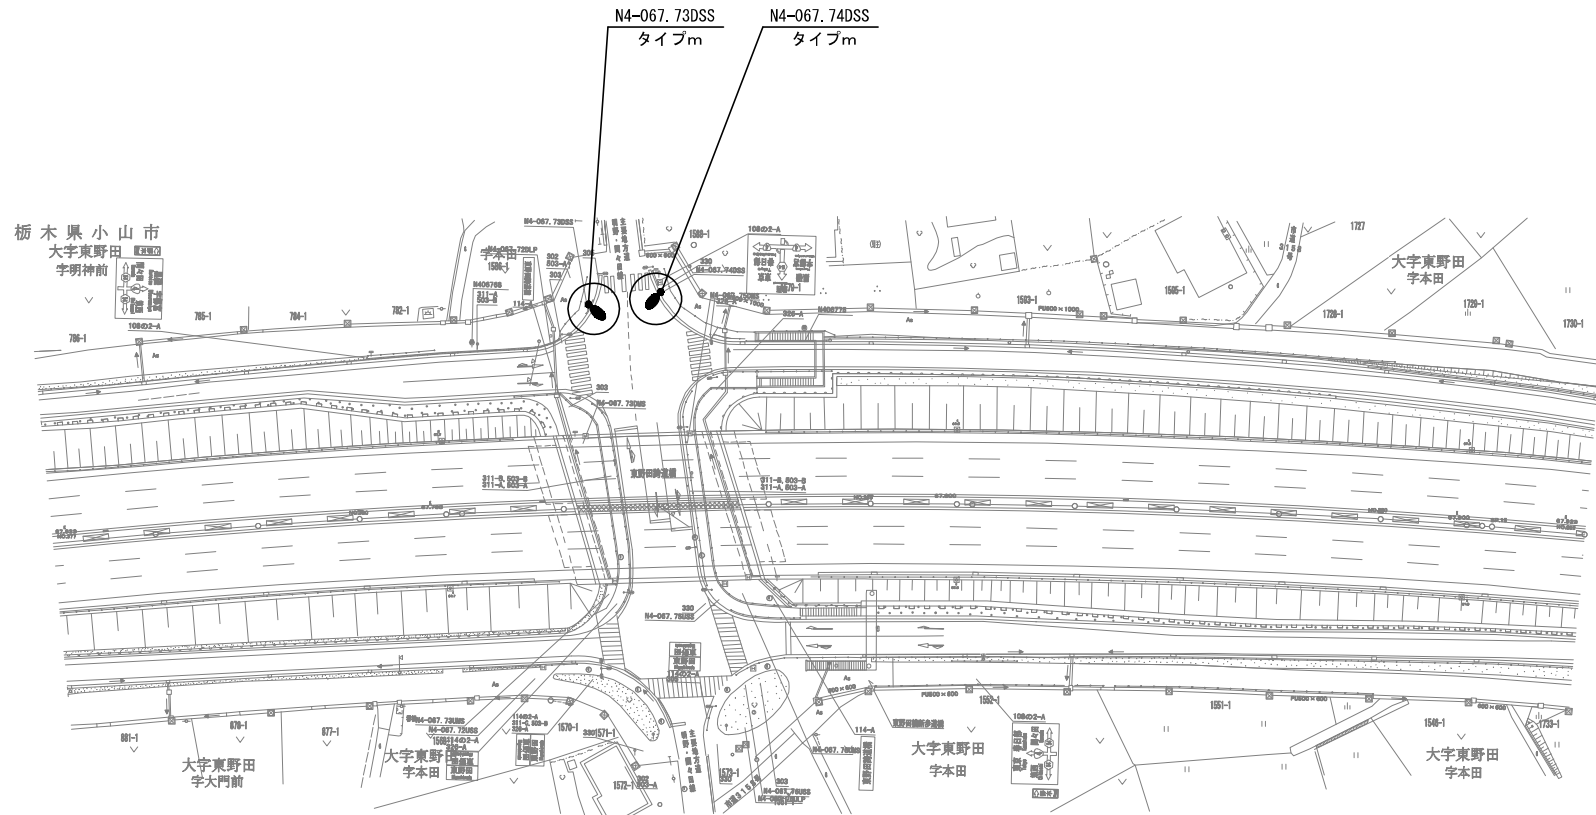

凡例


- : 道路照明灯建替
○ : 道路照明器具交換

本図面は縮小図のため
縮尺は表示と異なります

工 事 名	R7 国分寺出張所管内道路照明設備改修工事		
図 面 名	道路照明灯改修平面図 (3)		
縮 尺	1/500	図面番号	39 の 4
年 月 日	令和 8 年 1 月 日		
設計会社名	—		
事務所名	国土交通省 宇都宮国道事務所		

道路照明灯改修平面図 (4)

(新 4 号)

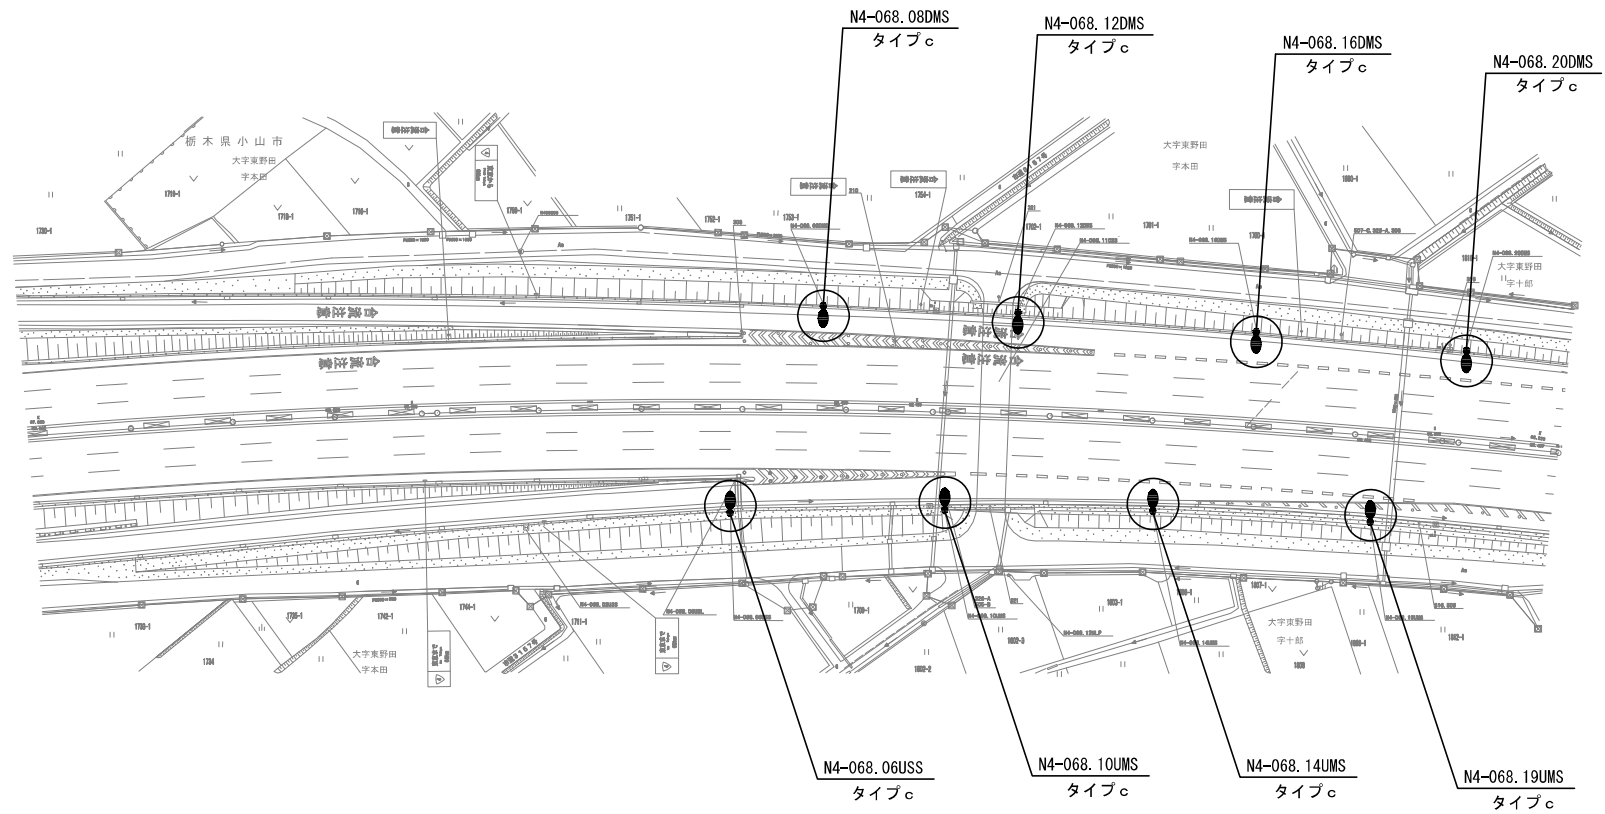


凡例

- : 道路照明灯建替
○ : 道路照明器具交換

本図面は縮小図のため
縮尺は表示と異なります

工 事 名	R7 国分寺出張所管内道路照明設備改修工事		
図 面 名	道路照明灯改修平面図 (4)		
縮 尺	1/500	図面番号	39 の 5
年 月 日	令和 8 年 1 月 日		
設計会社名	—		
事務所名	国土交通省 宇都宮国道事務所		

道路照明灯改修平面図 (5)
(新 4 号)

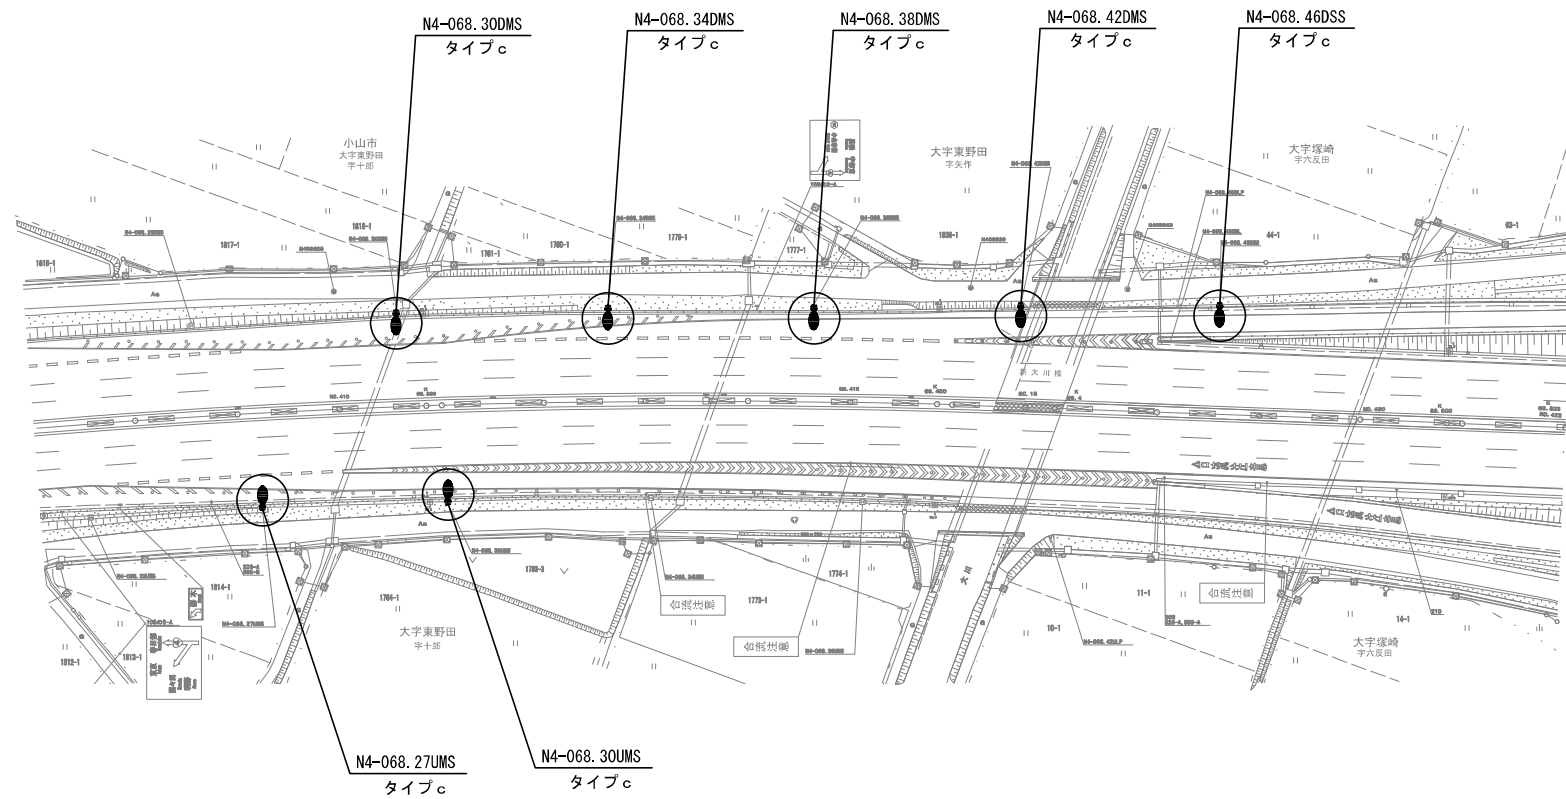


凡例

- : 道路照明灯建替
○ : 道路照明器具交換

本図面は縮小図のため
縮尺は表示と異なります

工 事 名	R 7 国分寺出張所管内道路照明設備改修工事		
図 面 名	道路照明灯改修平面図 (5)		
縮 尺	1/500	図面番号	39 の 6
年 月 日	令和 8 年 1 月	日	
設計会社名	—		
事務所名	国土交通省 平都宮国道事務所		

道路照明灯改修平面図 (6) (新 4 号)

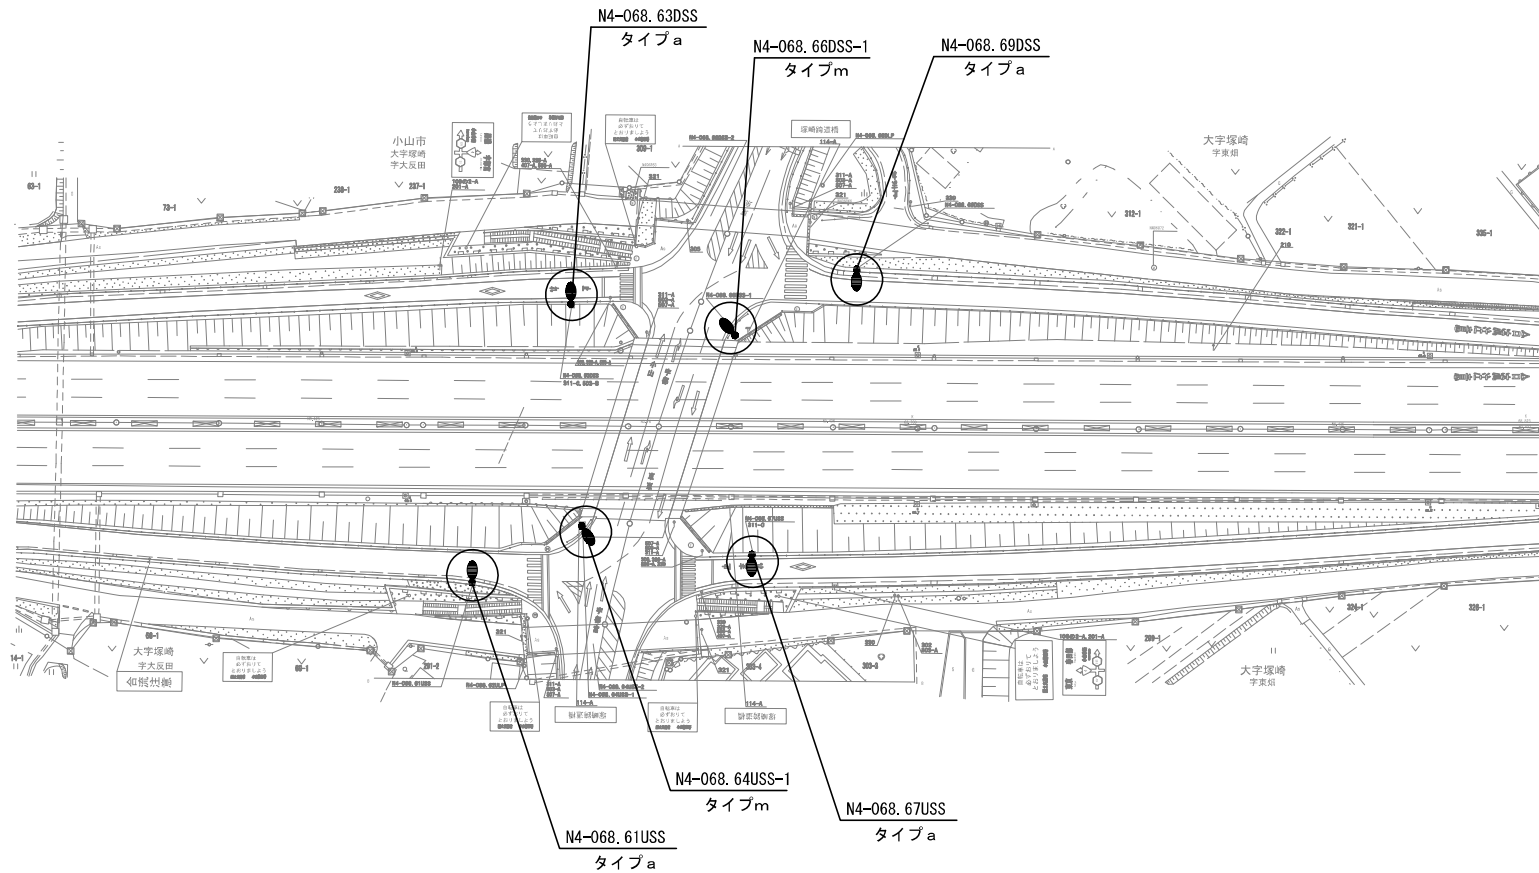


凡例

- : 道路照明灯建替
- : 道路照明器具交換

本図面は縮小図のため
縮尺は表示と異なります

工 事 名	R7 国分寺出張所管内道路照明設備改修工事		
図 面 名	道路照明灯改修平面図 (6)		
縮 尺	1/500	図面番号	39 の 7
年 月 日	令和 8 年 1 月	日	
設計会社名	—		
事務所名	国土交通省 宇都宮国道事務所		

道路照明灯改修平面図 (7)
(新 4 号)

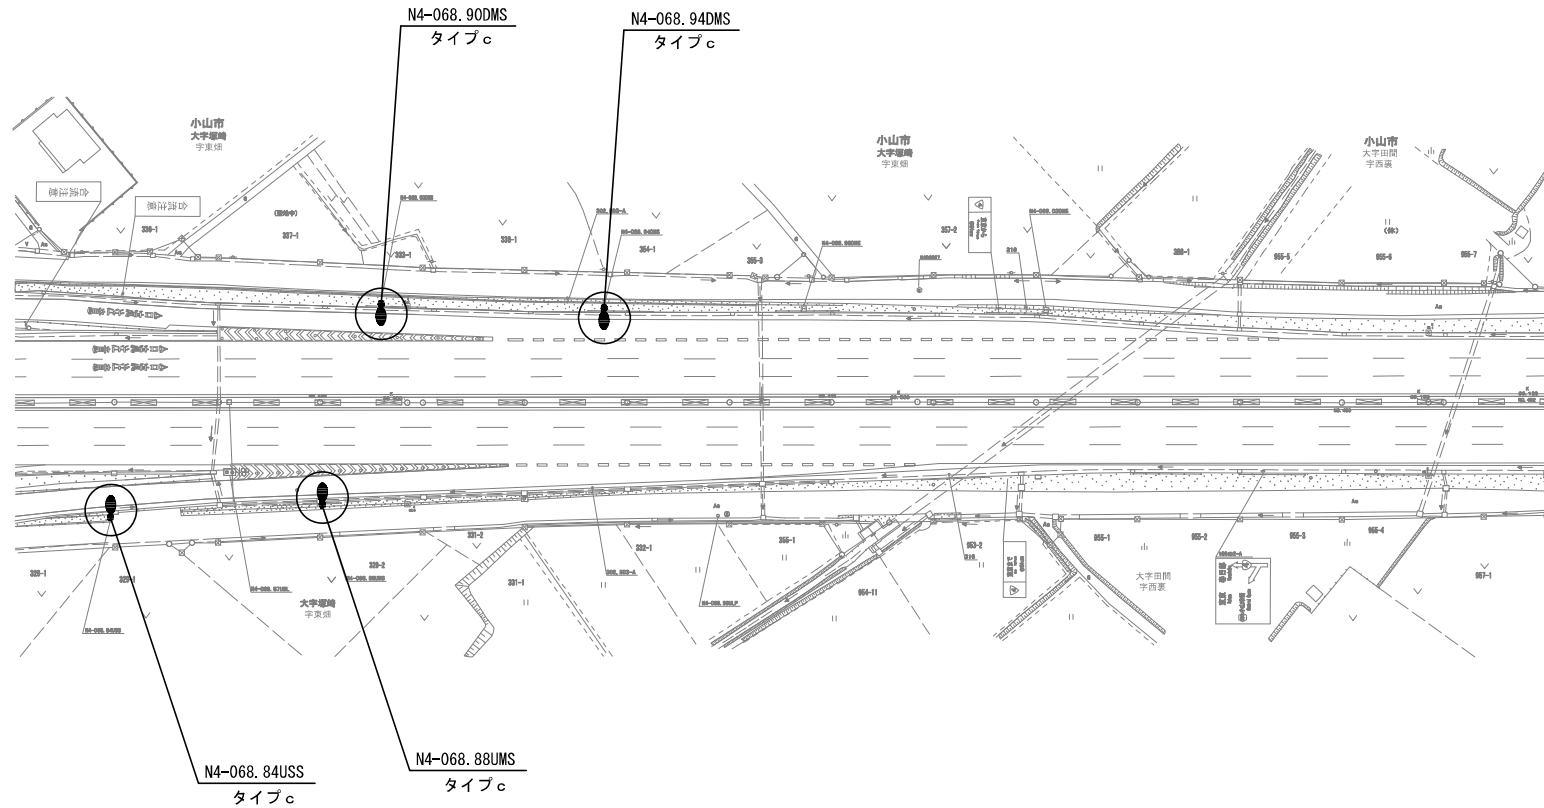


凡例

- : 道路照明灯建替
○ : 道路照明器具交換

本図面は縮小図のため
縮尺は表示と異なります

工 事 名	R 7 国分寺出張所管内道路照明設備改修工事		
図 面 名	道路照明灯改修平面図 (7)		
縮 尺	1/500	図面番号	39 の 8
年 月 日	令和 8 年 1 月	日	
設計会社名	—		
事務所名	国土交通省 平塚宮国道事務所		

道路照明灯改修平面図 (8)
(新 4 号)

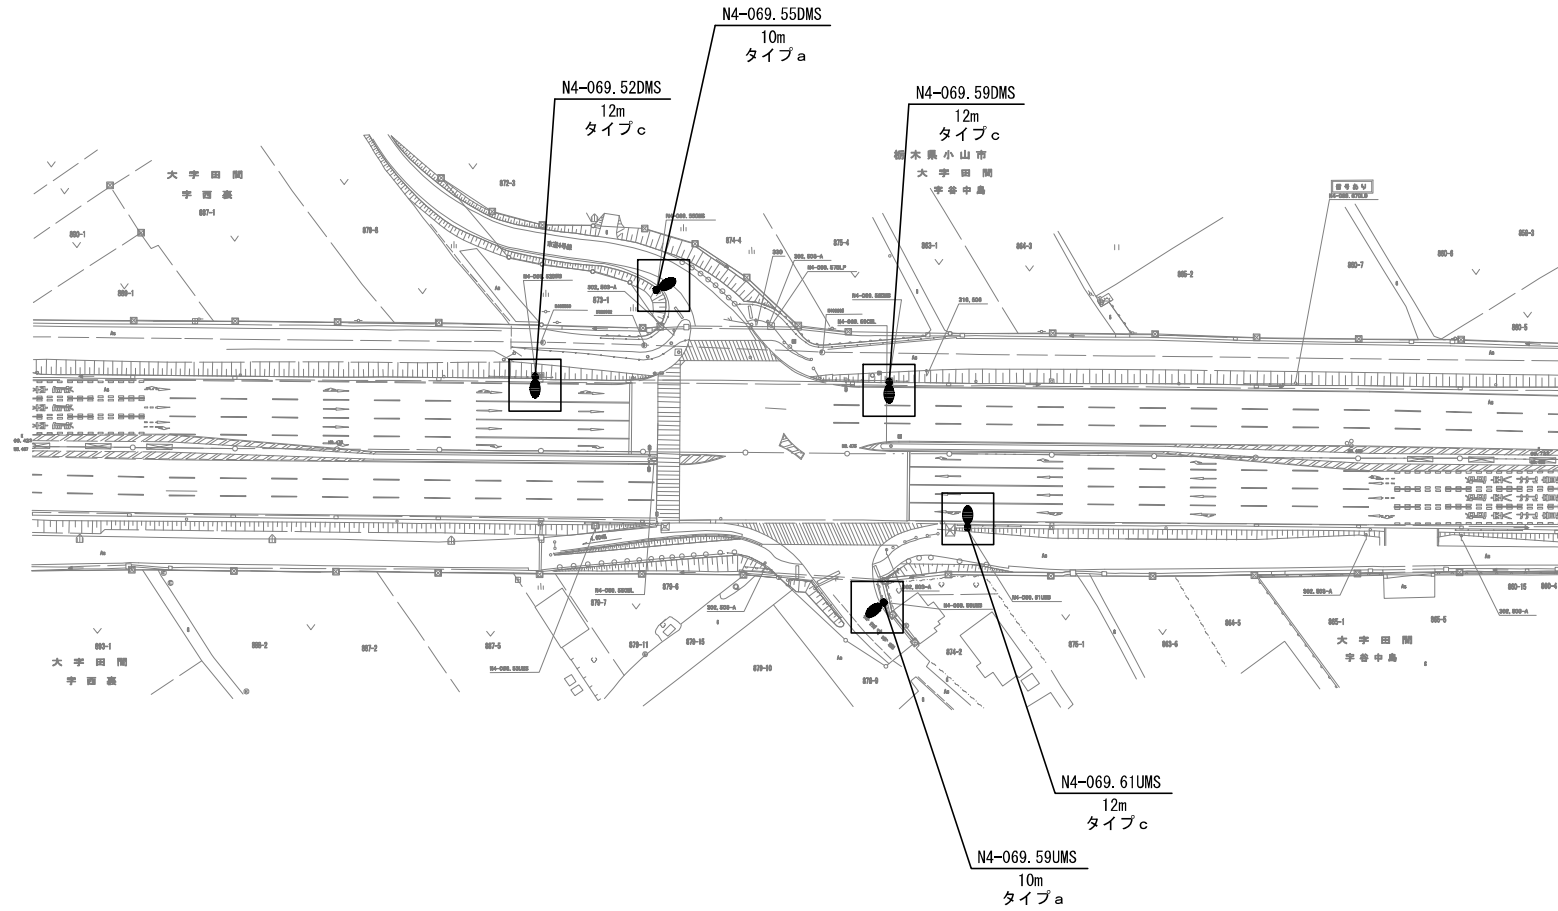


凡例

- : 道路照明灯建替
○ : 道路照明器具交換

本図面は縮小図のため
縮尺は表示と異なります

工 事 名	R 7 国分寺出張所管内道路照明設備改修工事		
図 面 名	道路照明灯改修平面図 (8)		
縮 尺	1/500	図面番号	39 の 9
年 月 日	令和 8 年 1 月 日		
設計会社名	—		
事務所名	国土交通省 平都宮国道事務所		

道路照明灯改修平面図 (9)
(新 4 号)

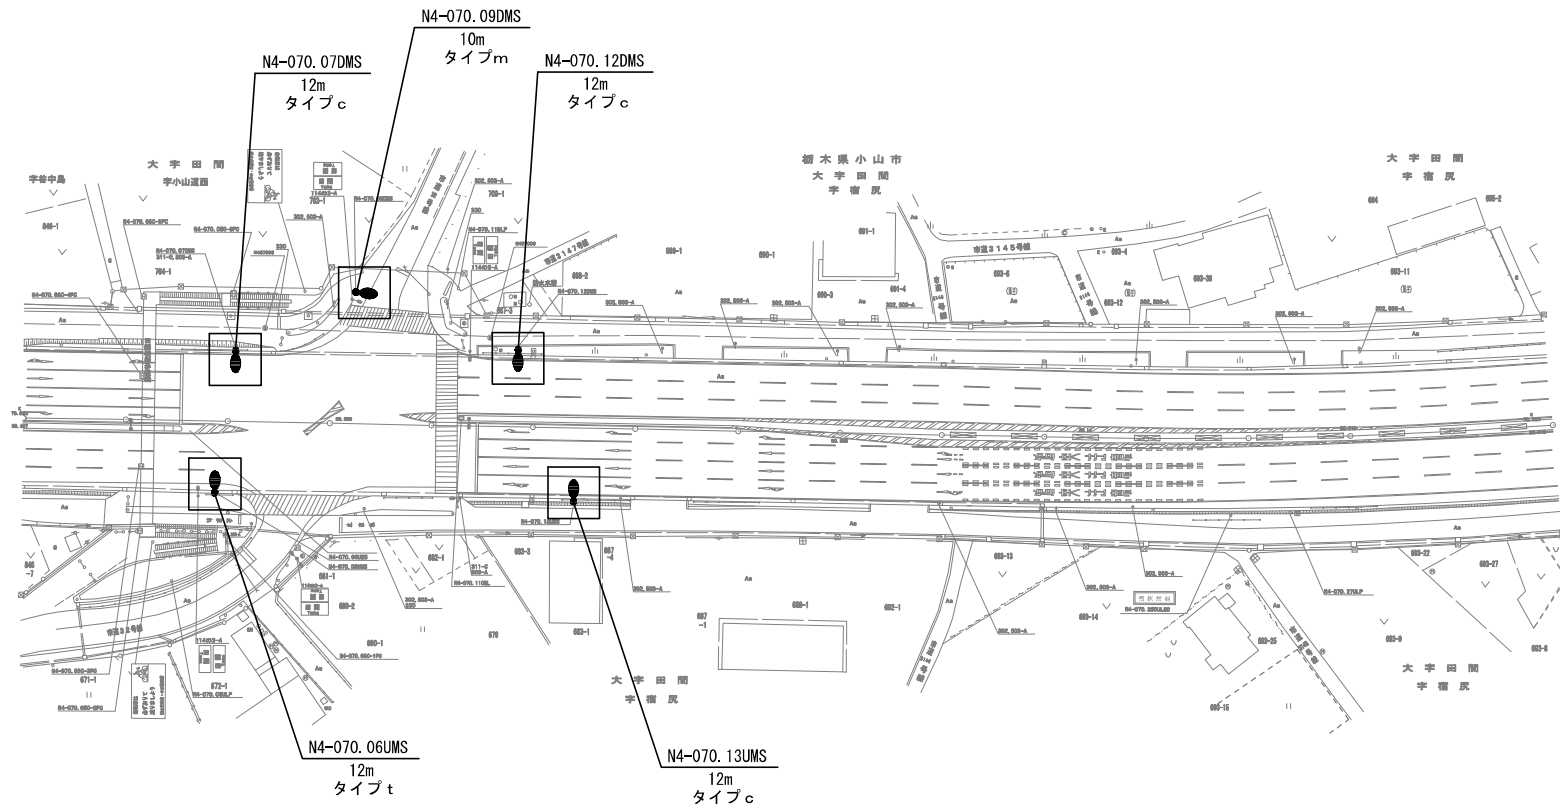


凡例

- : 道路照明灯建替
○ : 道路照明器具交換

本図面は縮小図のため
縮尺は表示と異なります

工 事 名	R7 間分寺出張所管内道路照明設備改修工事		
図 面 名	道路照明灯改修平面図 (9)		
縮 尺	1/500	図面番号	39 の 10
年 月 日	令和 8 年 1 月 日		
設計会社名	—		
事務所名	国土交通省 平郡宮国道事務所		

道路照明灯改修平面図（10）
（新 4 号）

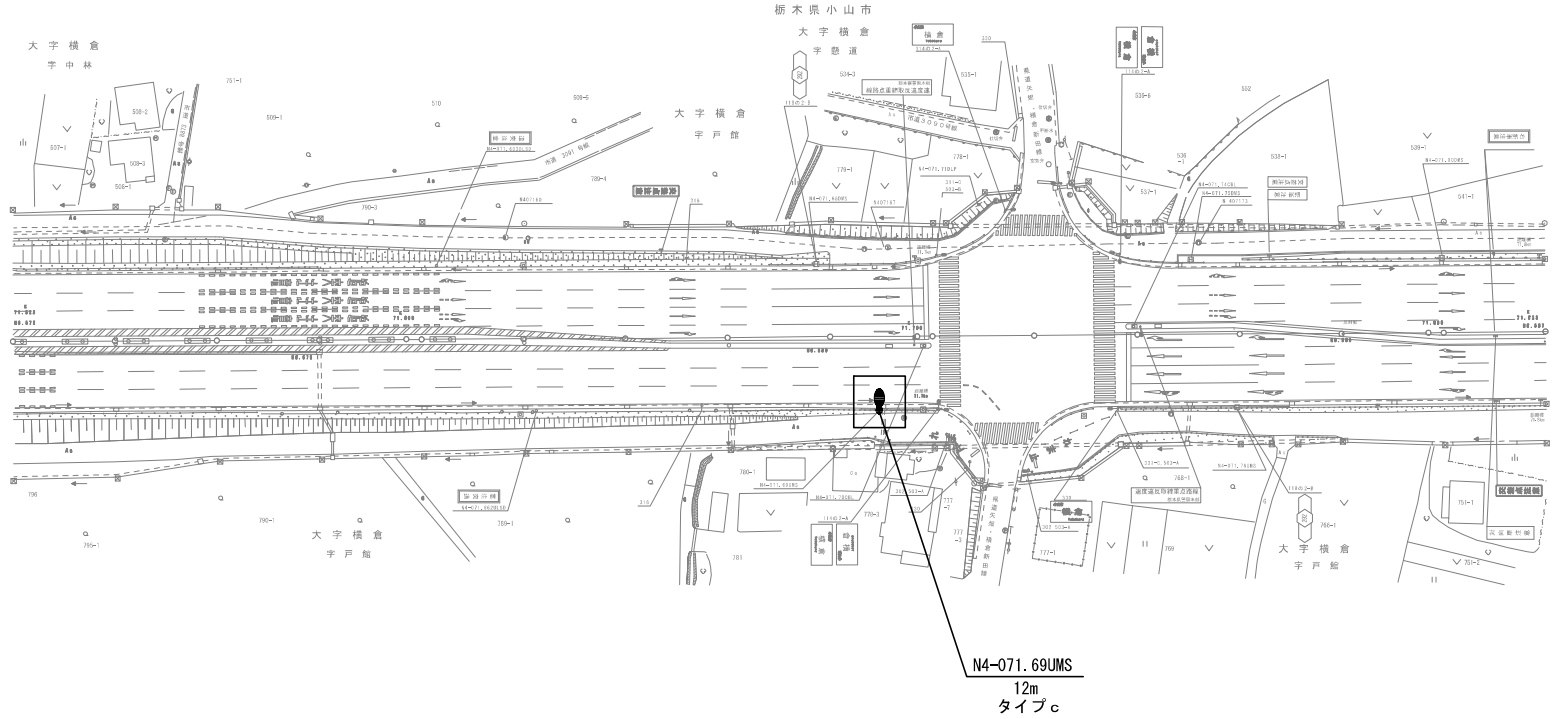


凡例

- : 道路照明灯建替
○ : 道路照明器具交換

本図面は縮小図のため
縮尺は表示と異なります

工 事 名	R 7 国分寺出張所管内道路照明設備改修工事		
図 面 名	道路照明灯改修平面図 (10)		
縮 尺	1/500	図面番号	39 の 11
年 月 日	令和 8 年 1 月 日		
設計会社名	—		
事務所名	国土交通省 平都宮国道事務所		

道路照明灯改修平面図 (11)
(新 4 号)

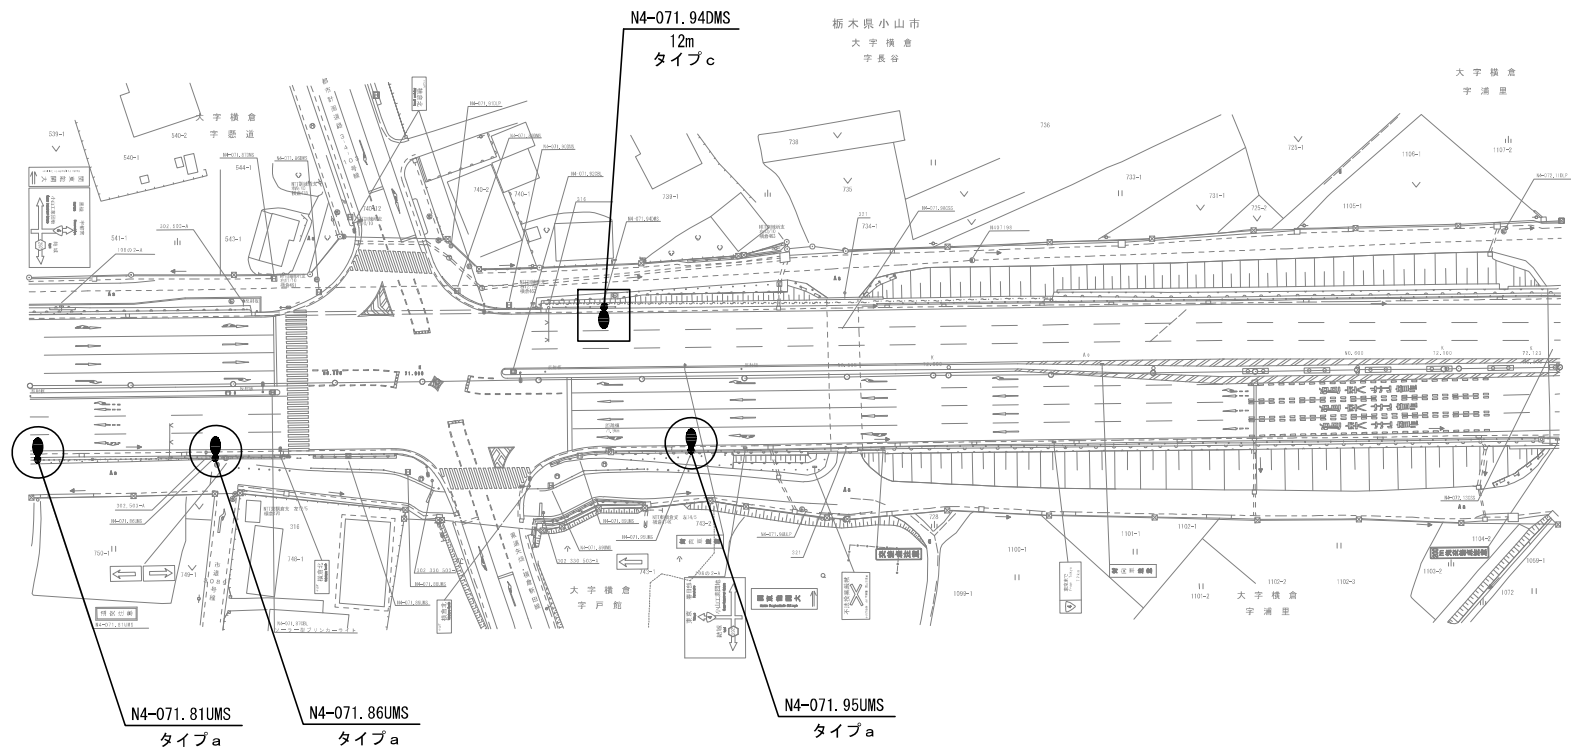


凡例

- : 道路照明灯建替
○ : 道路照明器具交換

本図面は縮小図のため
縮尺は表示と異なります

工 事 名	R7 国分寺出張所管内道路照明設備改修工事		
図 面 名	道路照明灯改修平面図 (11)		
縮 尺	1/500	図面番号	39 の 12
年 月 日	令和 8 年 1 月 日		
設計会社名	—		
事務所名	国土交通省 平都宮国道事務所		

道路照明灯改修平面図 (12)
(新 4 号)

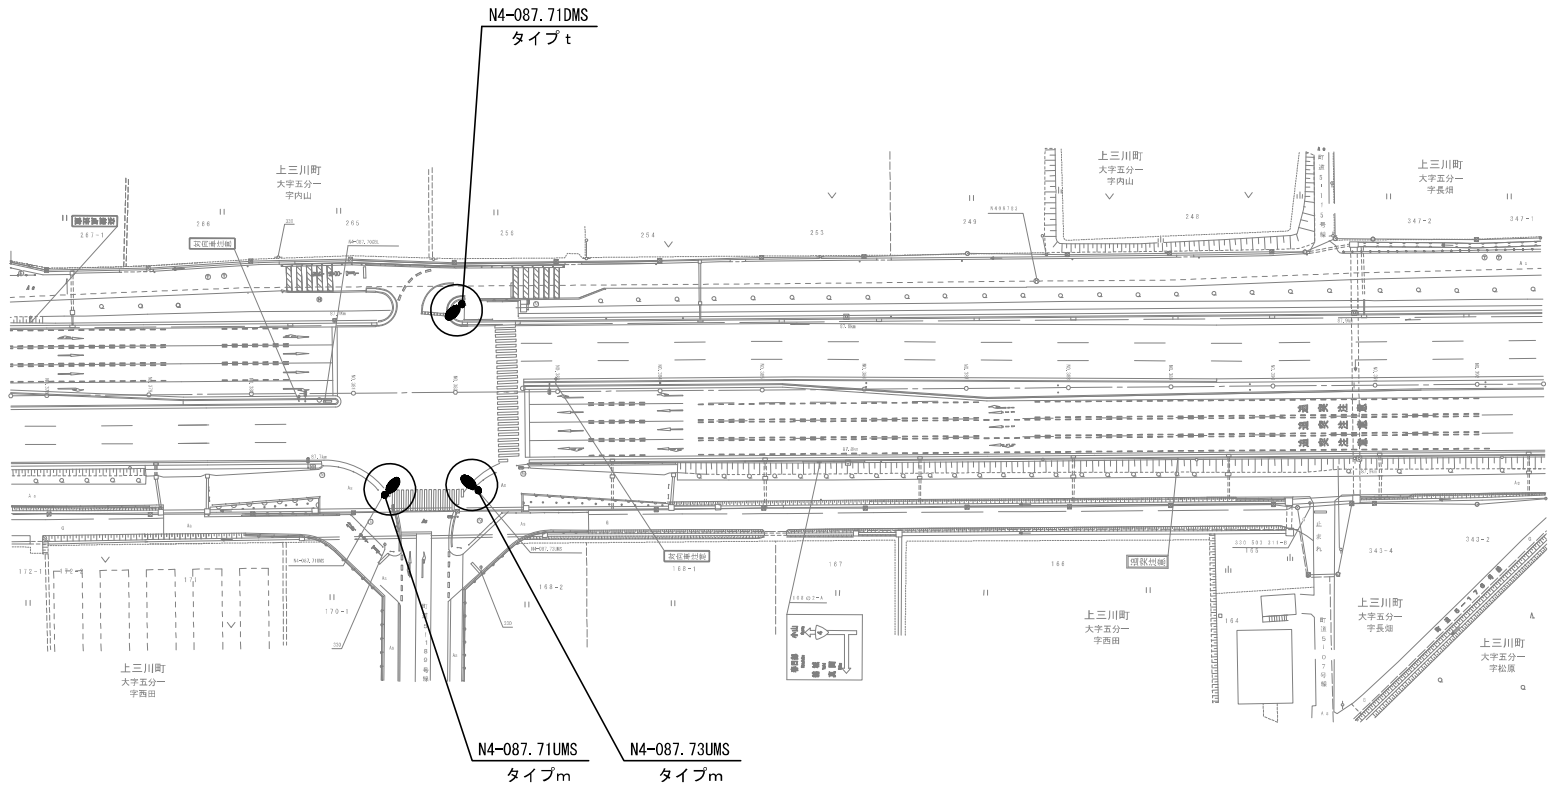


- 凡例
- : 道路照明灯建替
 - : 道路照明器具交換

本図面は縮小図のため
縮尺は表示と異なります

工 事 名	R7 国分寺出張所管内道路照明設備改修工事		
図 面 名	道路照明灯改修平面図 (12)		
縮 尺	1/500	図面番号	39 の 13
年 月 日	令和 8 年 1 月 日		
設計会社名	—		
事務所名	国土交通省 平都宮国道事務所		

道路照明灯改修平面図 (13)
(新 4 号)

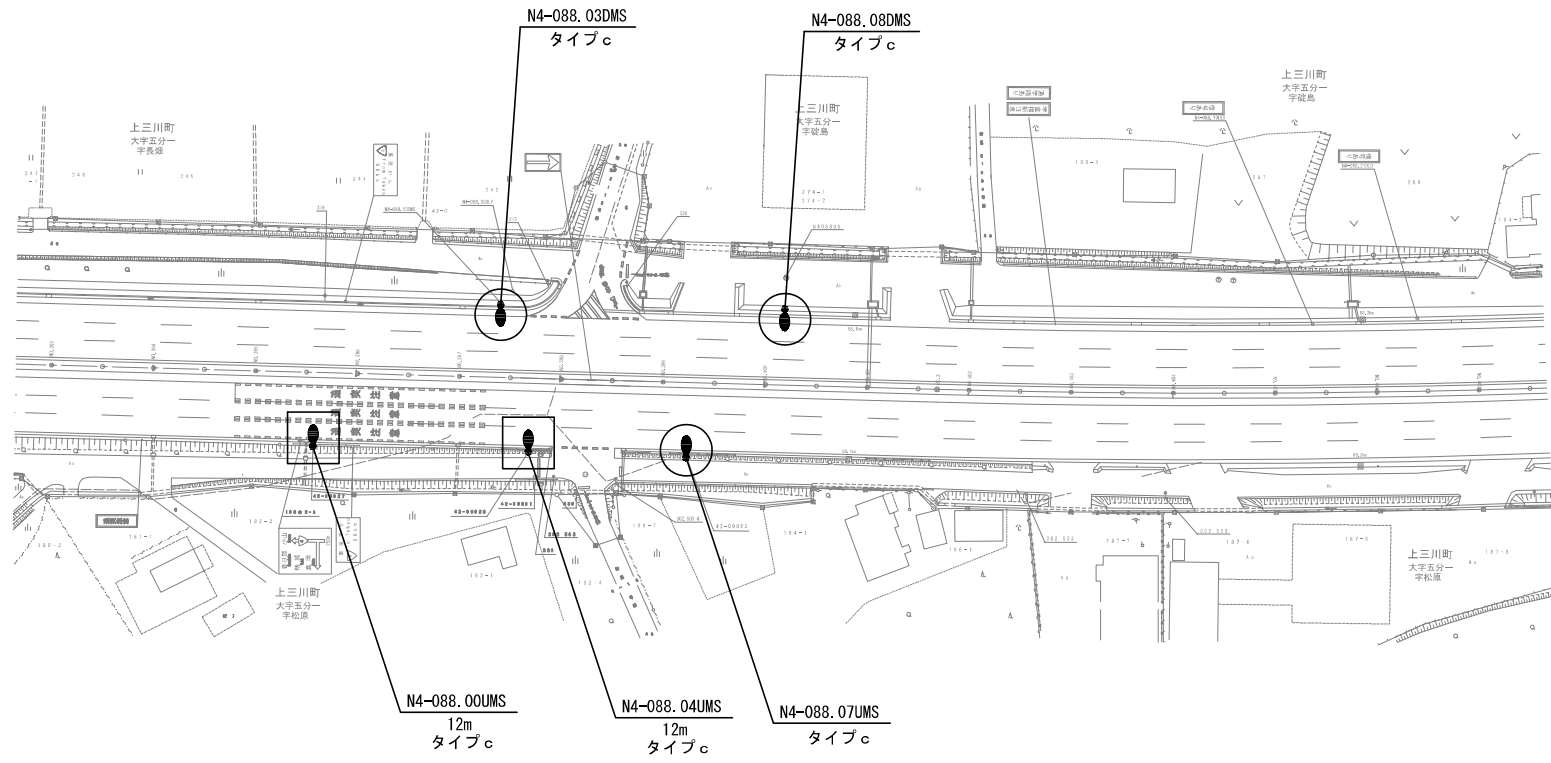


- 凡例
- : 道路照明灯建替
 - : 道路照明器具交換

本図面は縮小図のため
縮尺は表示と異なります

工 事 名	R7 国分寺出張所管内道路照明設備改修工事		
図 面 名	道路照明灯改修平面図 (13)		
縮 尺	1/500	図面番号	39 の 14
年 月 日	令和 8 年 1 月		
設計会社名	—		
事務所名	国土交通省 平都宮国道事務所		

道路照明灯改修平面図（14）
（新 4 号）

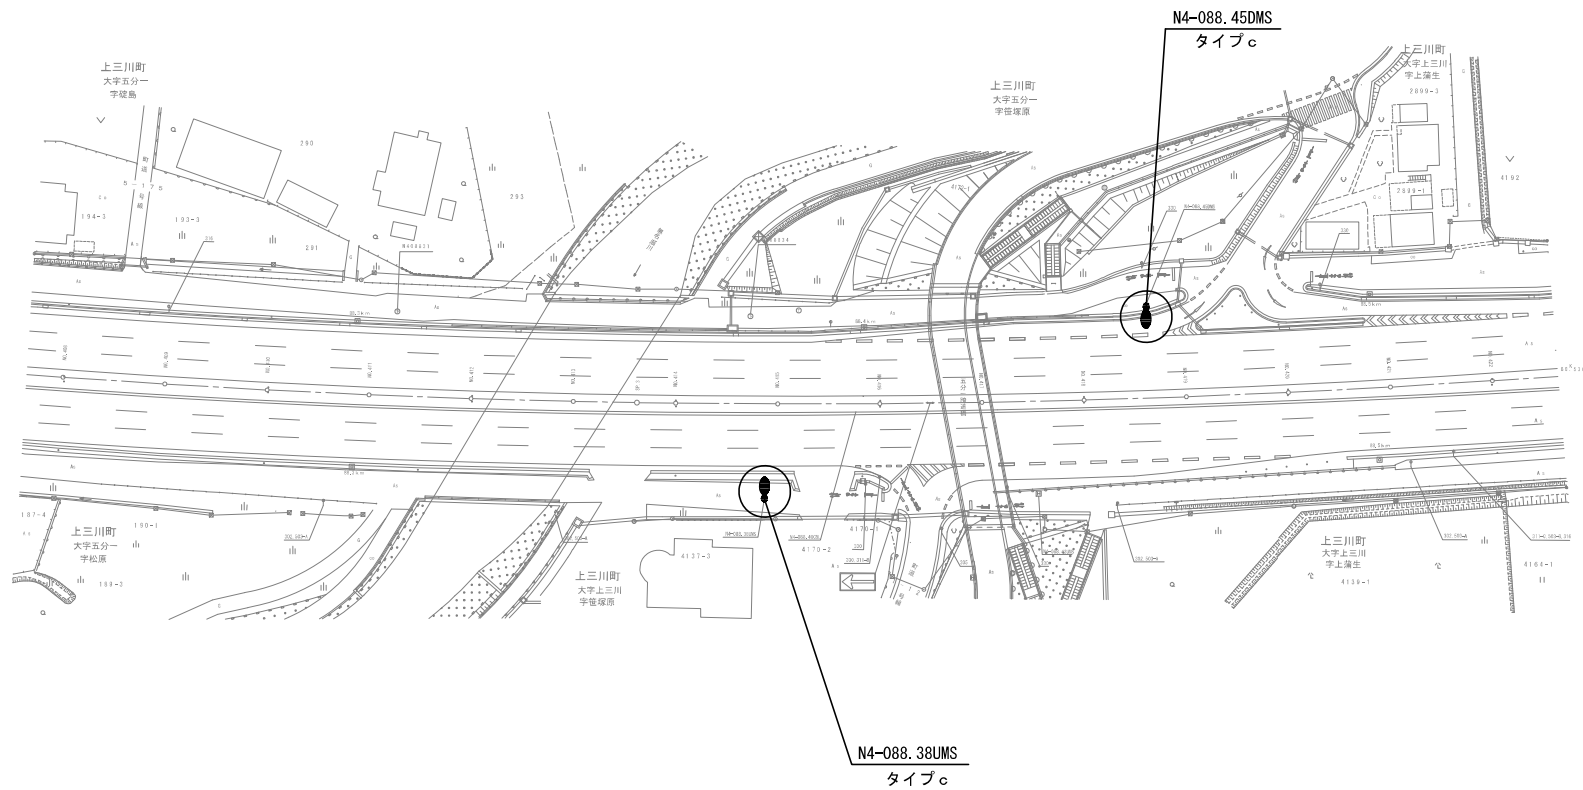


凡例

- : 道路照明灯建替
○ : 道路照明器具交換

本図面は縮小図のため
縮尺は表示と異なります

工 事 名	R 7 国分寺出張所管内道路照明設備改修工事		
図 面 名	道路照明灯改修平面図（14）		
縮 尺	1/500	図面番号	39 の 15
年 月 日	令和 8 年 1 月 日		
設計会社名	—		
事務所名	国土交通省 平都宮国道事務所		

道路照明灯改修平面図 (15)
(新 4 号)

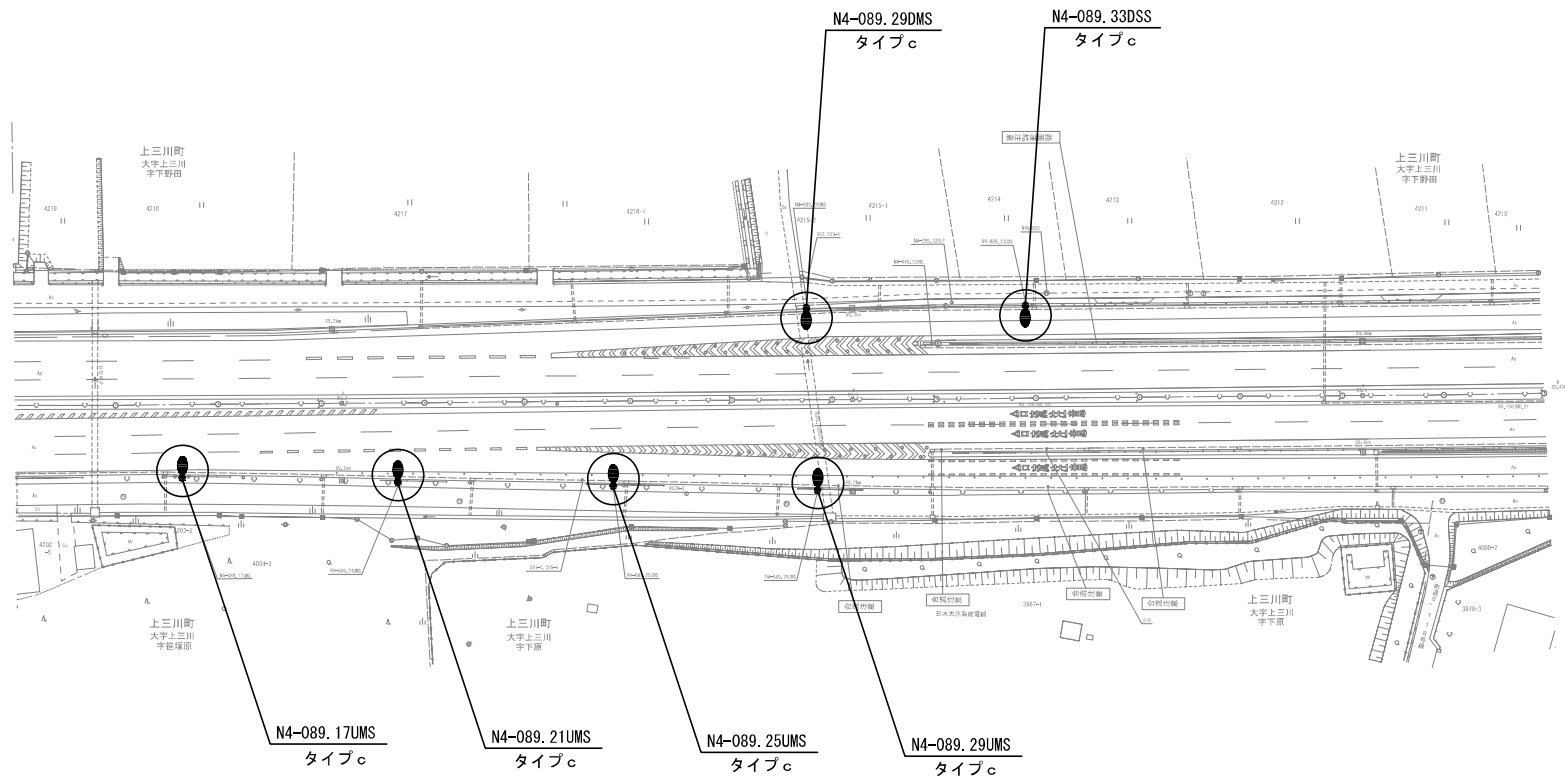


凡例

- : 道路照明灯建替
○ : 道路照明器具交換

工 事 名	R 7 国分寺出張所管内道路照明設備改修工事		
図 面 名	道路照明灯改修平面図 (15)		
縮 尺	1/500	図面番号	39 の 16
年 月 日	令和 8 年 1 月 日		
設計会社名	—		
事務所名	国土交通省 平塚宮国道事務所		

本図面は縮小図のため
縮尺は表示と異なります

道路照明灯改修平面図（16）
（新 4 号）

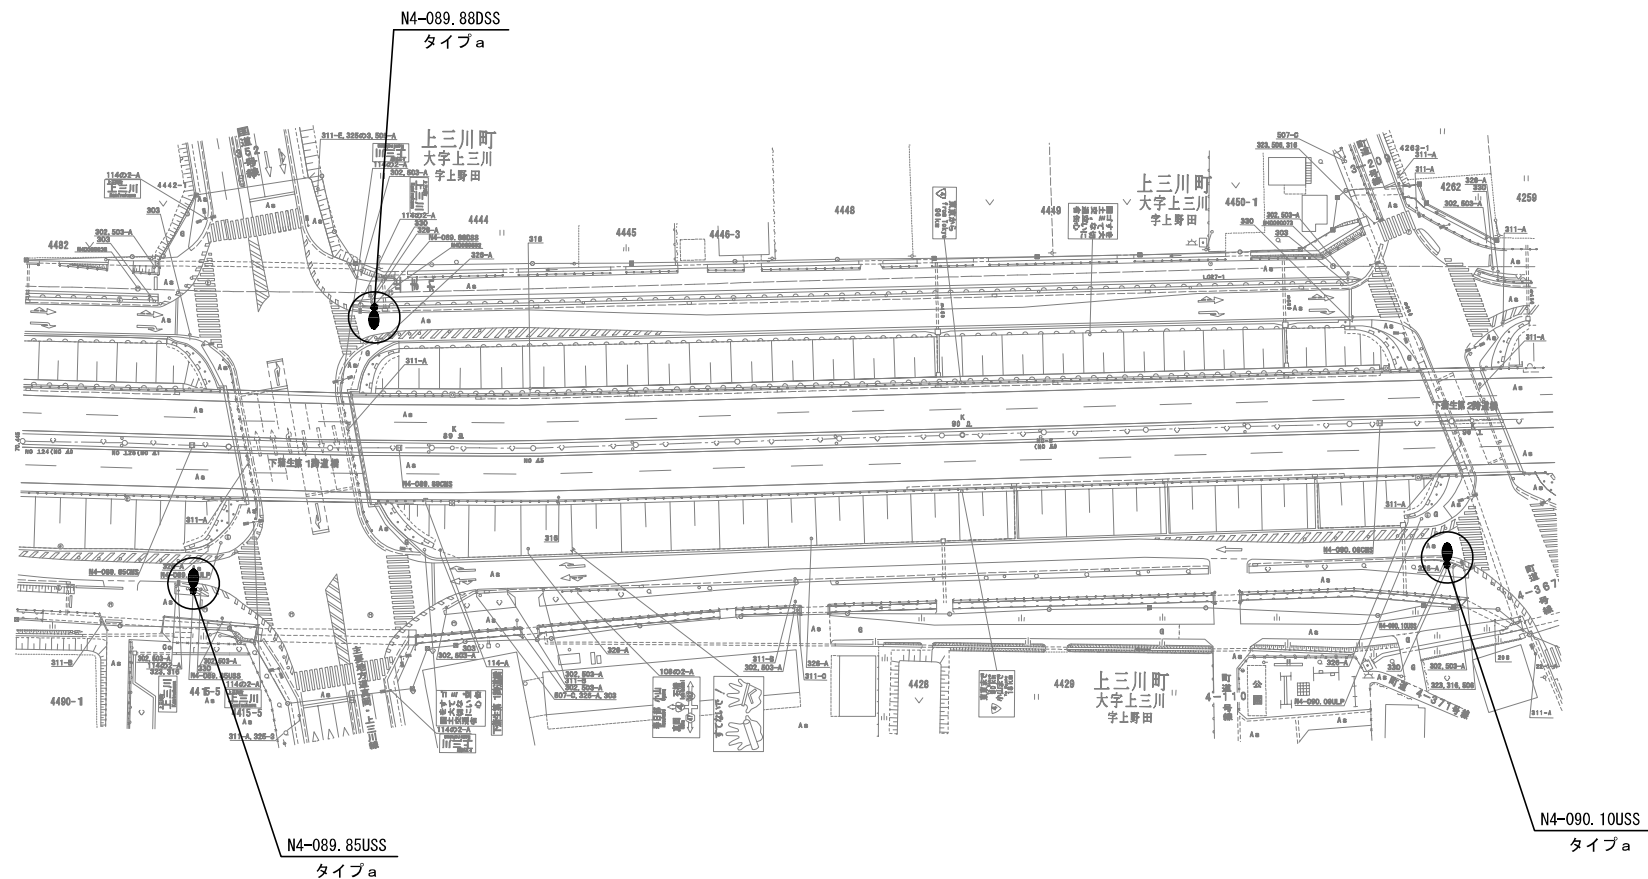


- 凡例
- : 道路照明灯建替
 - : 道路照明器具交換

本図面は縮小図のため
縮尺は表示と異なります

工 事 名	R 7 国分寺出張所管内道路照明設備改修工事		
図 面 名	道路照明灯改修平面図 (16)		
縮 尺	1/500	図面番号	39 の 17
年 月 日	令和 8 年 1 月	日	
設計会社名	—		
事務所名	国土交通省 平都宮国道事務所		

道路照明灯改修平面図 (17)
(新 4 号)

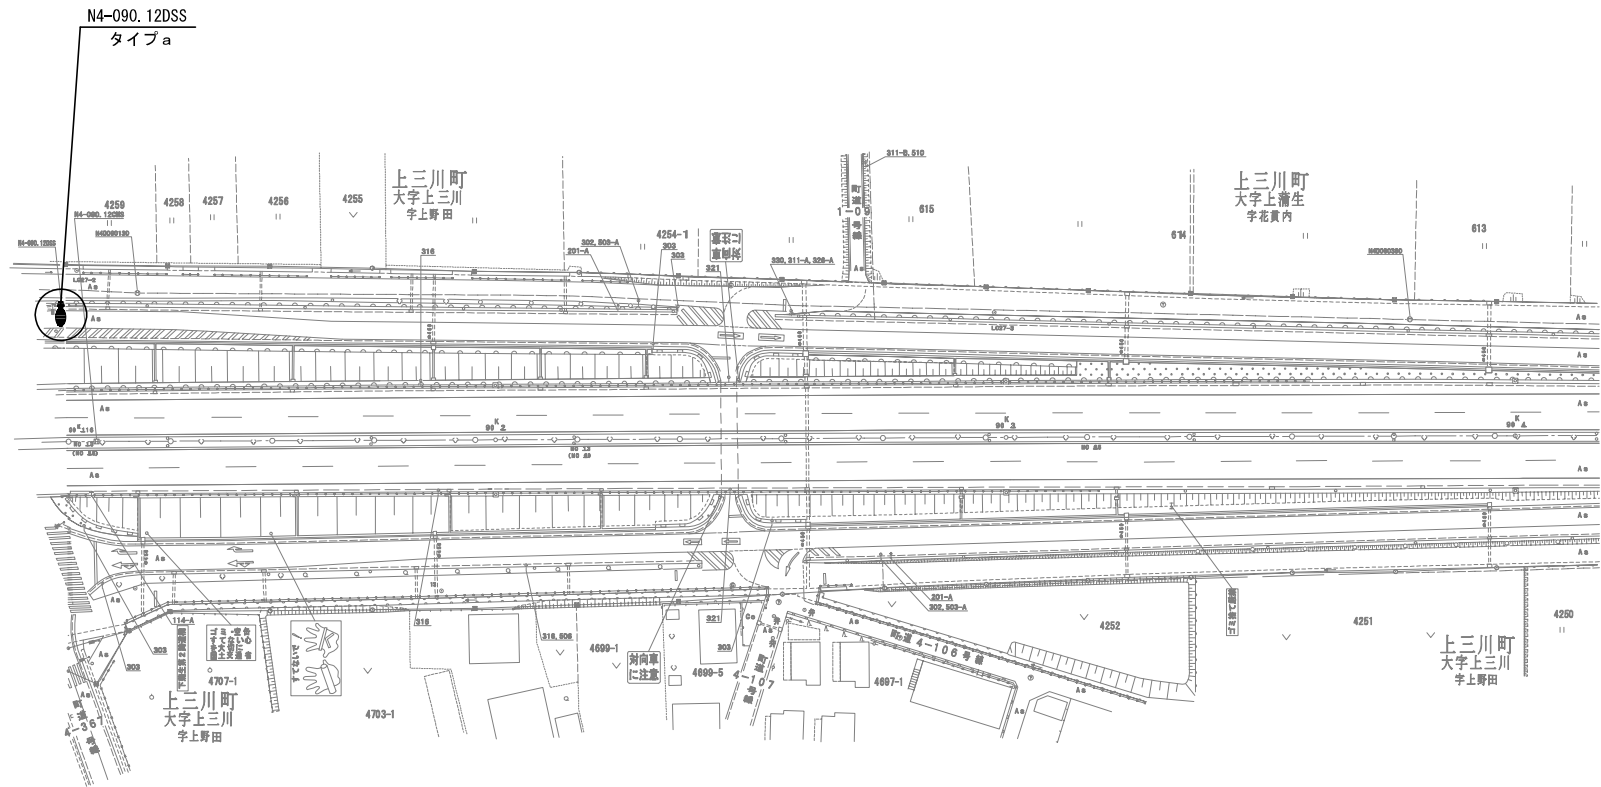


凡例

- : 道路照明灯建替
○ : 道路照明器具交換

本図面は縮小図のため
縮尺は表示と異なります

工 事 名	R 7 国分寺出張所管内道路照明設備改修工事		
図 面 名	道路照明灯改修平面図 (17)		
縮 尺	1/500	図面番号	39 の 18
年 月 日	令和 8 年 1 月 日		
設計会社名	—		
事務所名	国土交通省 宇都宮国道事務所		

道路照明灯改修平面図 (18)
(新 4 号)

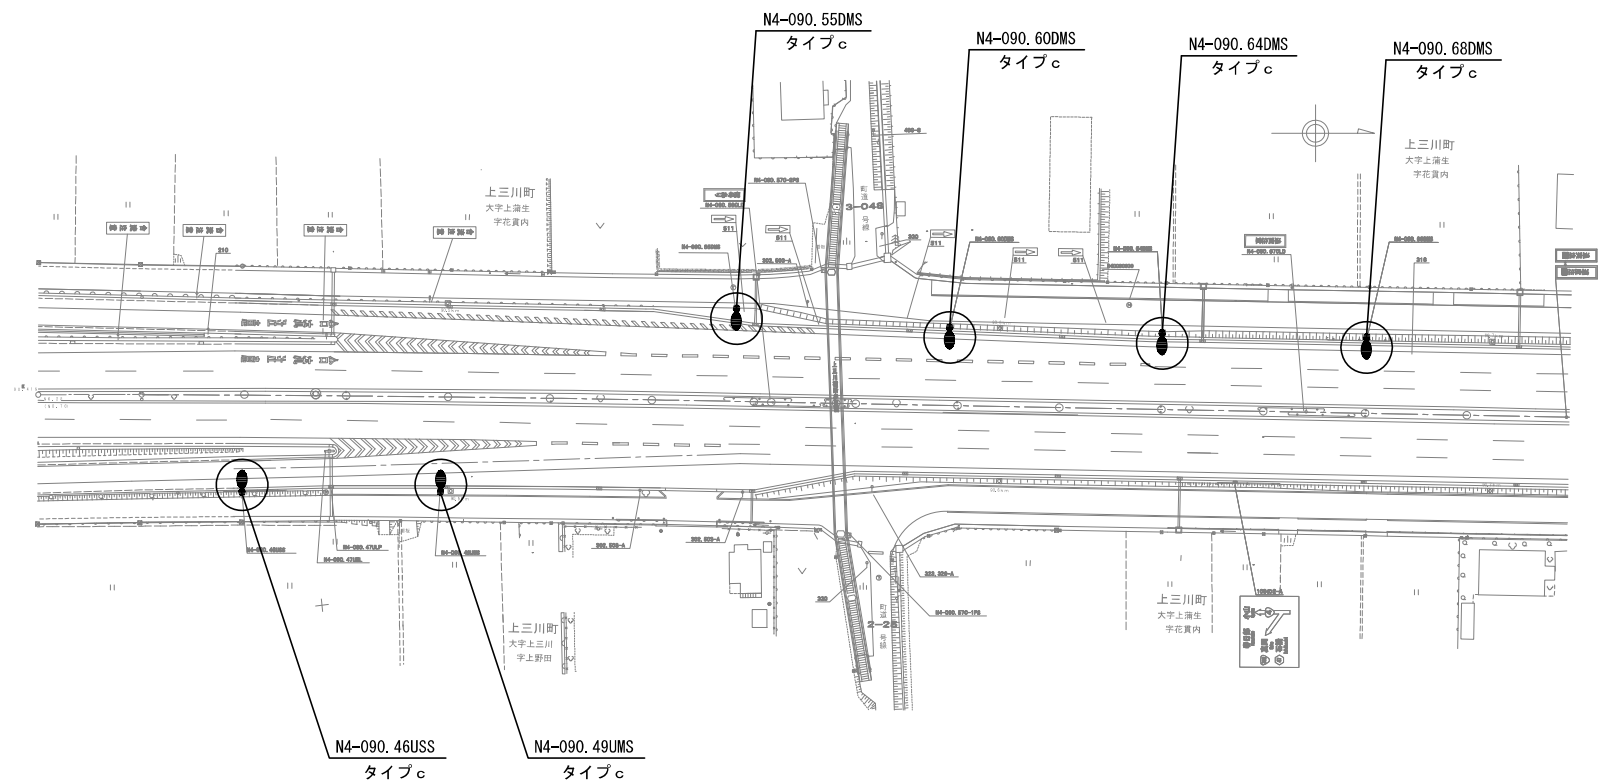


凡例

- : 道路照明灯建替
○ : 道路照明器具交換

本図面は縮小図のため
縮尺は表示と異なります

工 事 名	R7 国分寺出張所管内道路照明設備改修工事		
図 面 名	道路照明灯改修平面図 (18)		
縮 尺	1/500	図面番号	39 の 19
年 月 日	令和 8 年 1 月	日	
設計会社名	—		
事務所名	国土交通省 平都宮国道事務所		

道路照明灯改修平面図 (19)
(新 4 号)

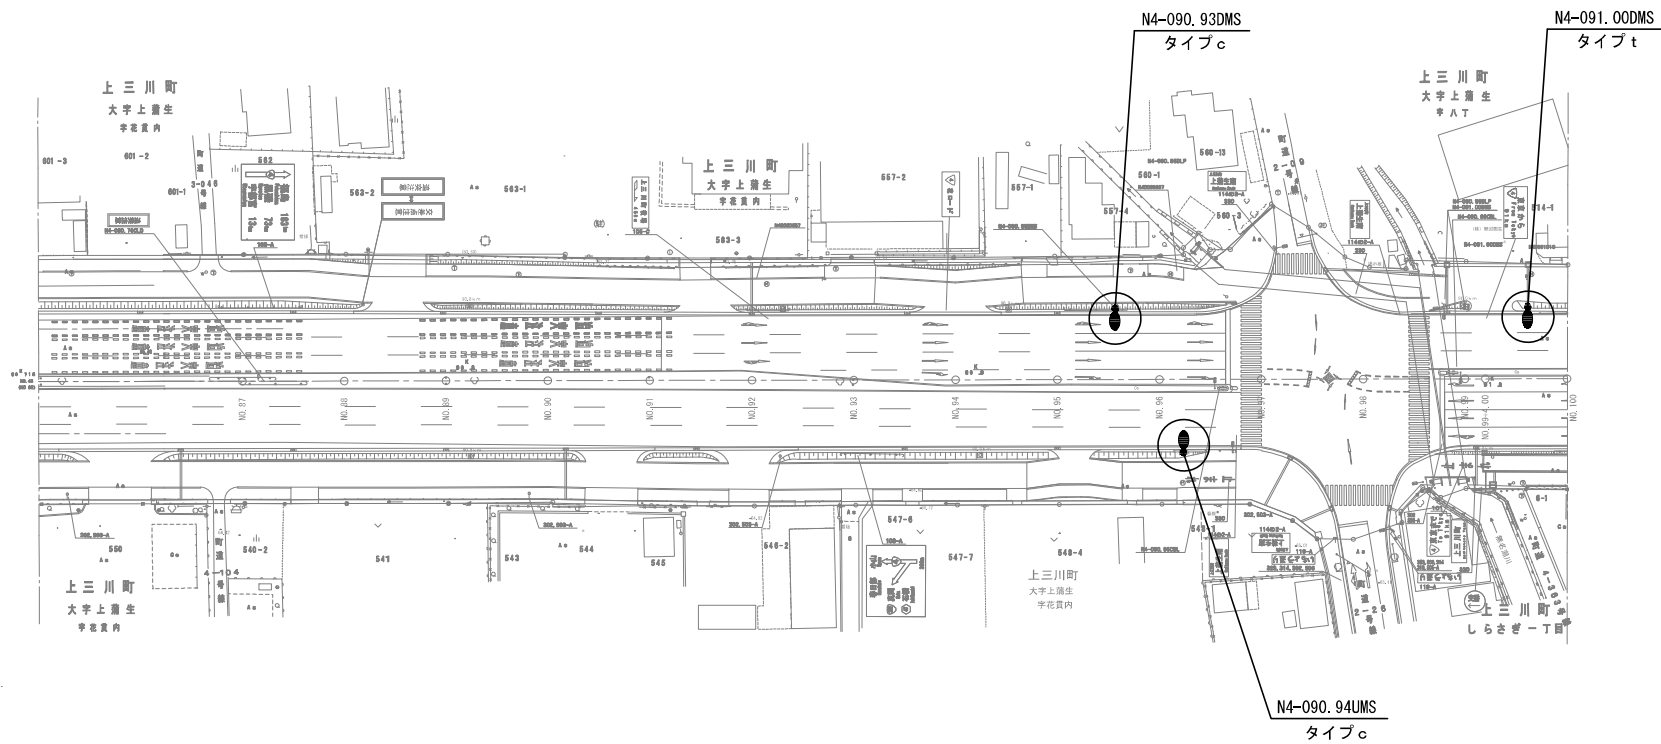


凡例

- : 道路照明灯建替
○ : 道路照明器具交換

本図面は縮小図のため
縮尺は表示と異なります

工 事 名	R7 国分寺出張所管内道路照明設備改修工事		
図 面 名	道路照明灯改修平面図 (19)		
縮 尺	1/500	図面番号	39 の 20
年 月 日	令和 8 年 1 月 日		
設計会社名	—		
事務所名	国土交通省 宇都宮国道事務所		

道路照明灯改修平面図 (20)
(新 4 号)

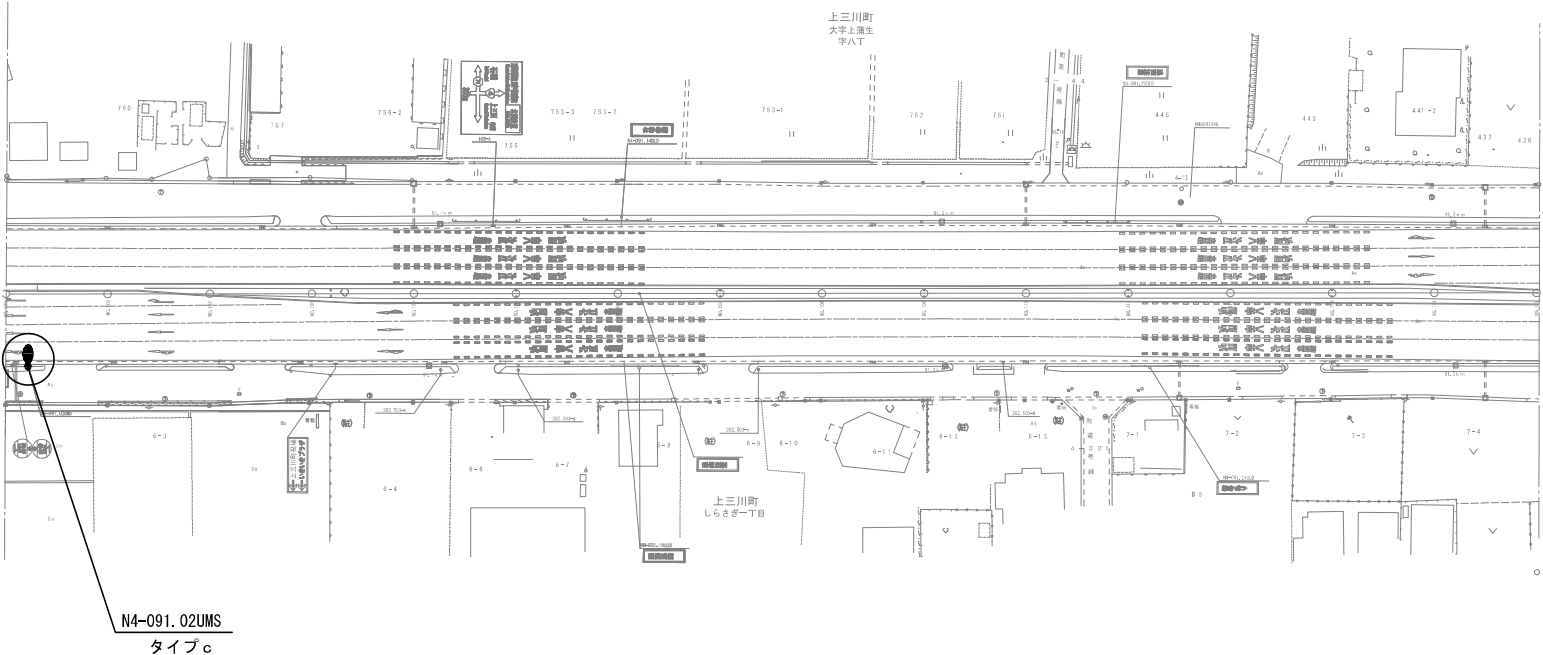


凡例

- : 道路照明灯建替
○ : 道路照明器具交換

本図面は縮小図のため
縮尺は表示と異なります

工 事 名	R7 国分寺出張所管内道路照明設備改修工事		
図 面 名	道路照明灯改修平面図 (20)		
縮 尺	1/500	図面番号	39 の 21
年 月 日	令和 8 年 1 月 日		
設計会社名	—		
事務所名	国土交通省 平都宮国道事務所		

道路照明灯改修平面図 (21)
(新 4 号)

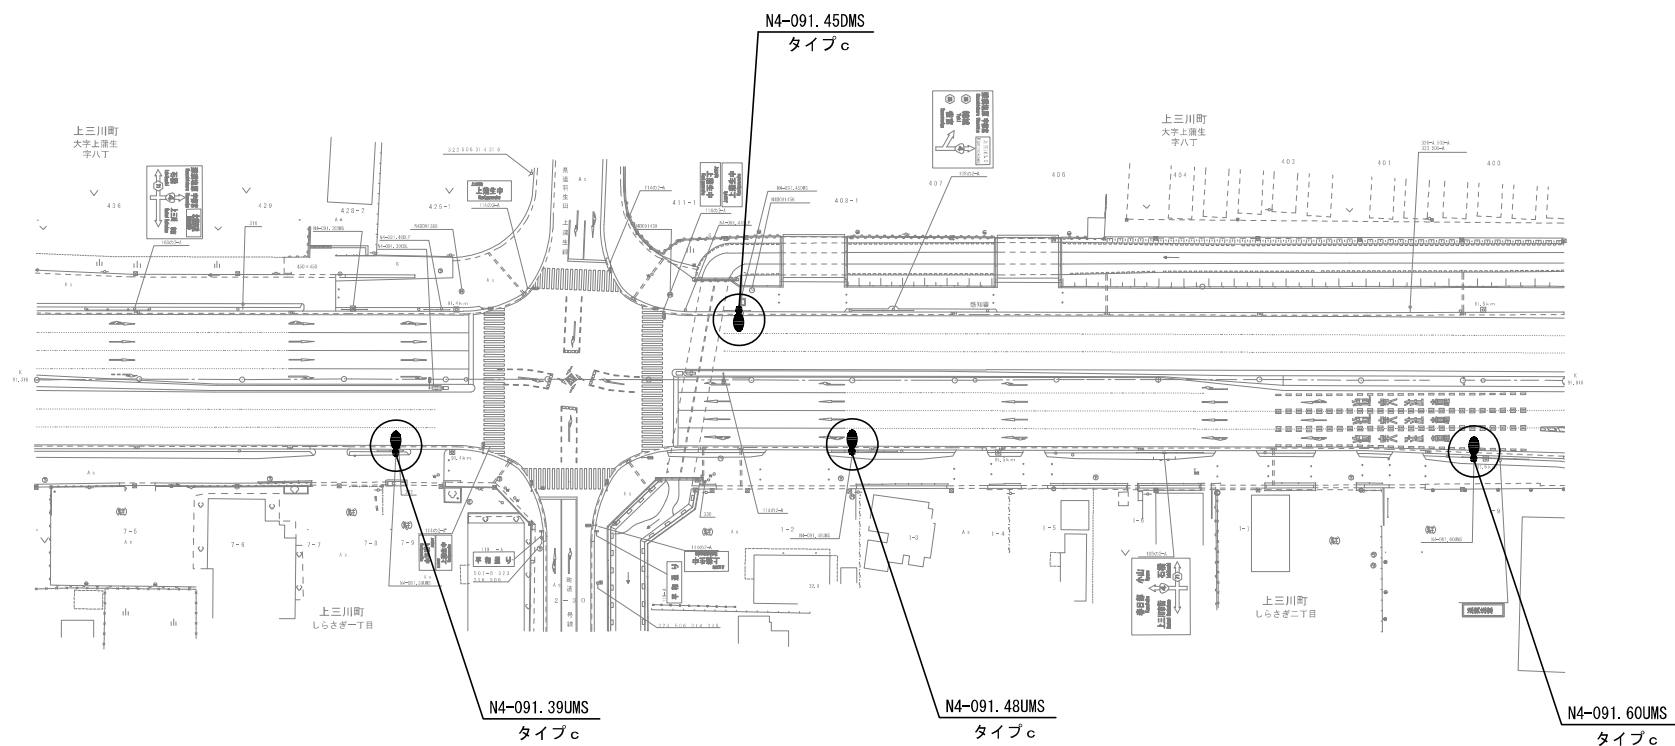


凡例

- : 道路照明灯建替
○ : 道路照明器具交換

本図面は縮小図のため
縮尺は表示と異なります

工 事 名	R7 国分寺出張所管内道路照明設備改修工事		
図 面 名	道路照明灯改修平面図 (21)		
縮 尺	1/500	図面番号	39 の 22
年 月 日	令和 8 年 1 月	日	
設計会社名	—		
事務所名	国土交通省 平都宮国道事務所		

道路照明灯改修平面図 (22)
(新 4 号)

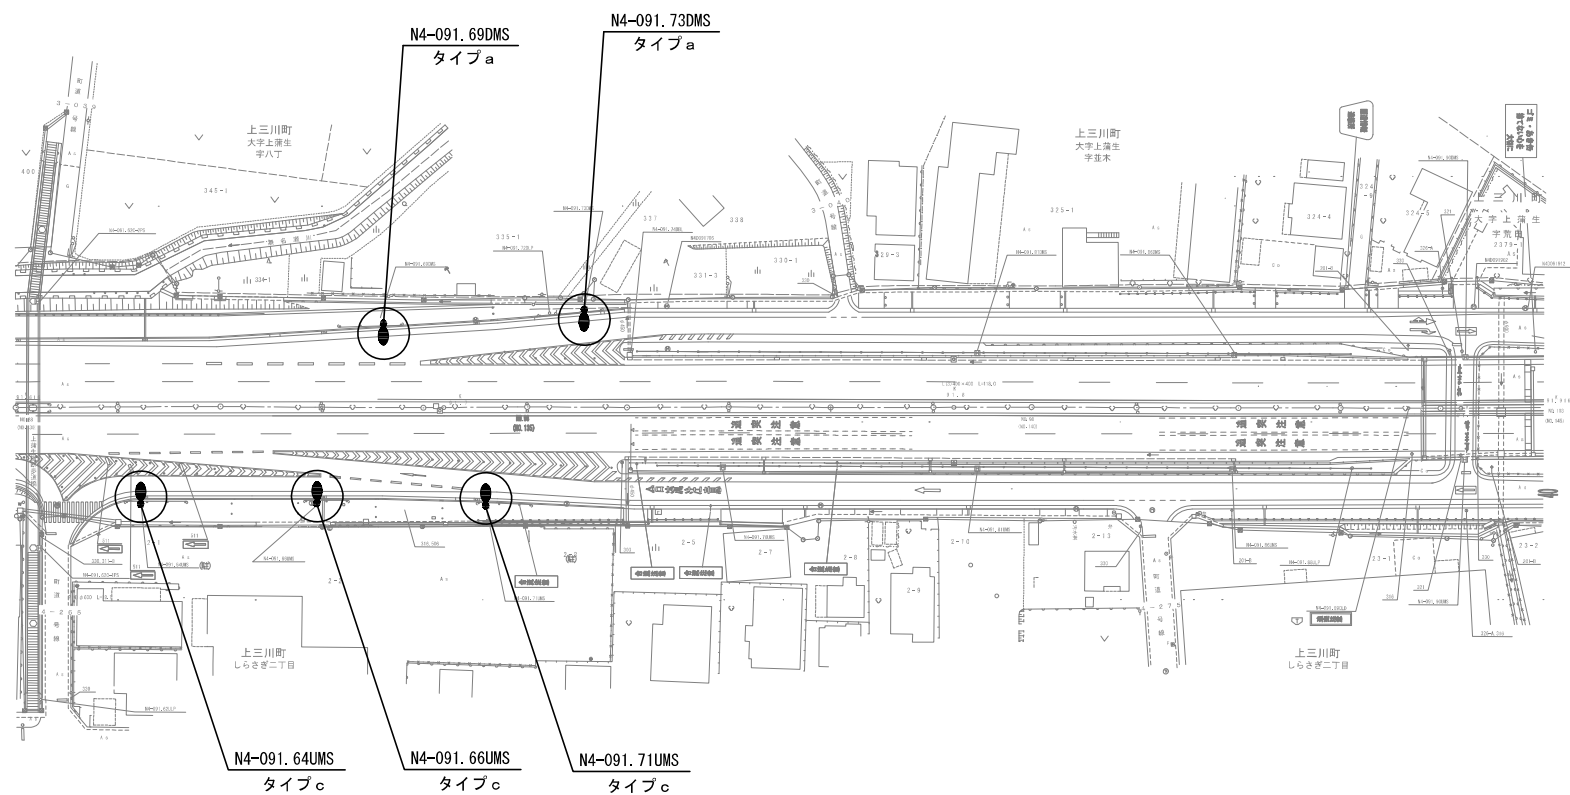


凡例

- : 道路照明灯建替
○ : 道路照明器具交換

本図面は縮小図のため
縮尺は表示と異なります

工 事 名	R7 国分寺出張所管内道路照明設備改修工事		
図 面 名	道路照明灯改修平面図 (22)		
縮 尺	1/500	図面番号	39 の 23
年 月 日	令和 8 年 1 月 日		
設計会社名	—		
事務所名	国土交通省 平塚宮国道事務所		

道路照明灯改修平面図 (23)
(新 4 号)

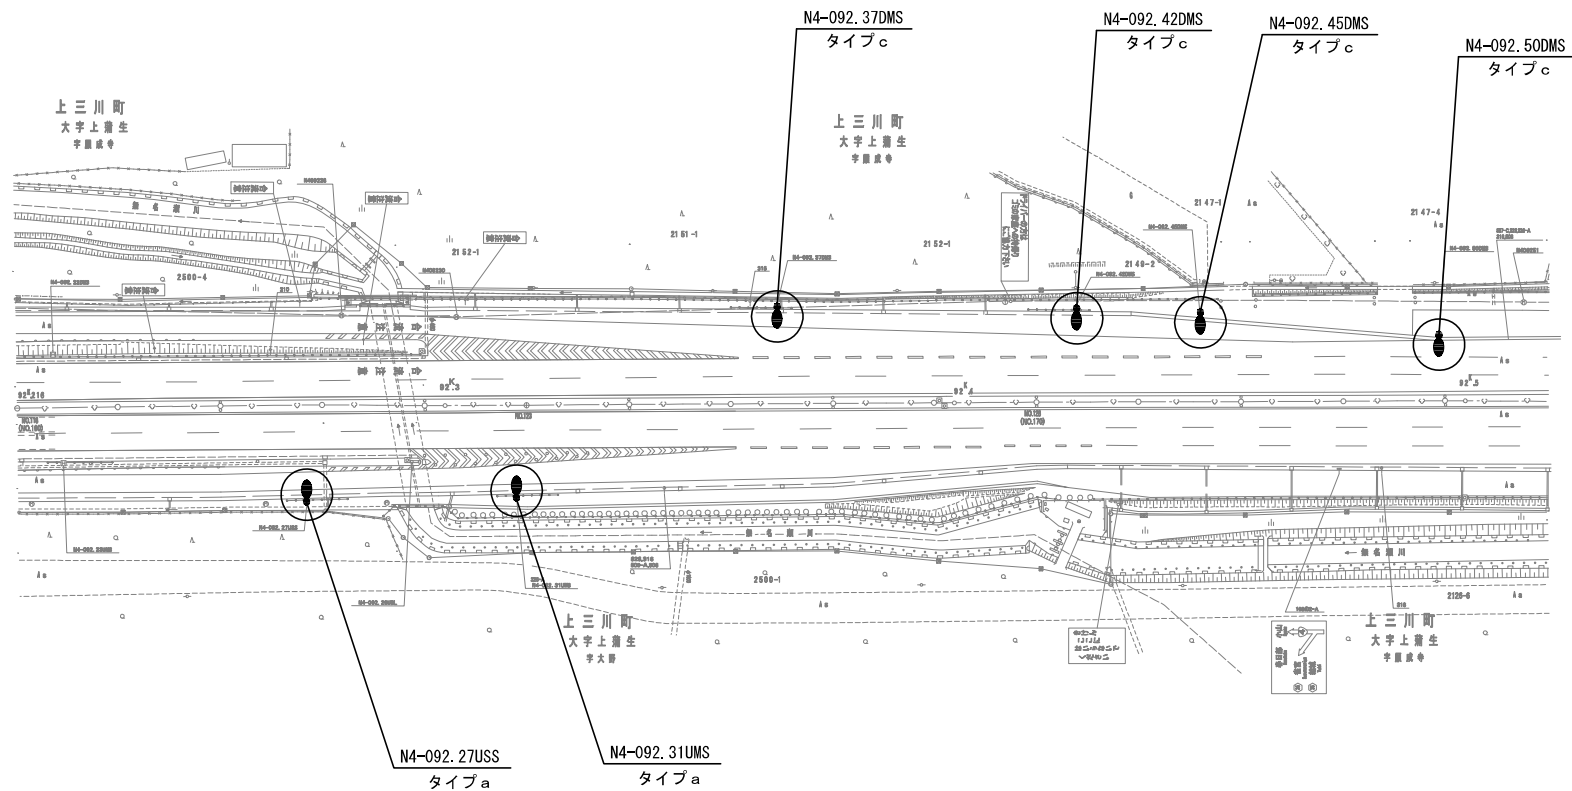


凡例

- : 道路照明灯建替
○ : 道路照明器具交換

本図面は縮小図のため
縮尺は表示と異なります

工 事 名	R7 国分寺出張所管内道路照明設備改修工事		
図 面 名	道路照明灯改修平面図 (23)		
縮 尺	1/500	図面番号	39 の 24
年 月 日	令和 8 年 1 月 日		
設計会社名	—		
事務所名	国土交通省 平塚宮国道事務所		

道路照明灯改修平面図 (24)
(新 4 号)

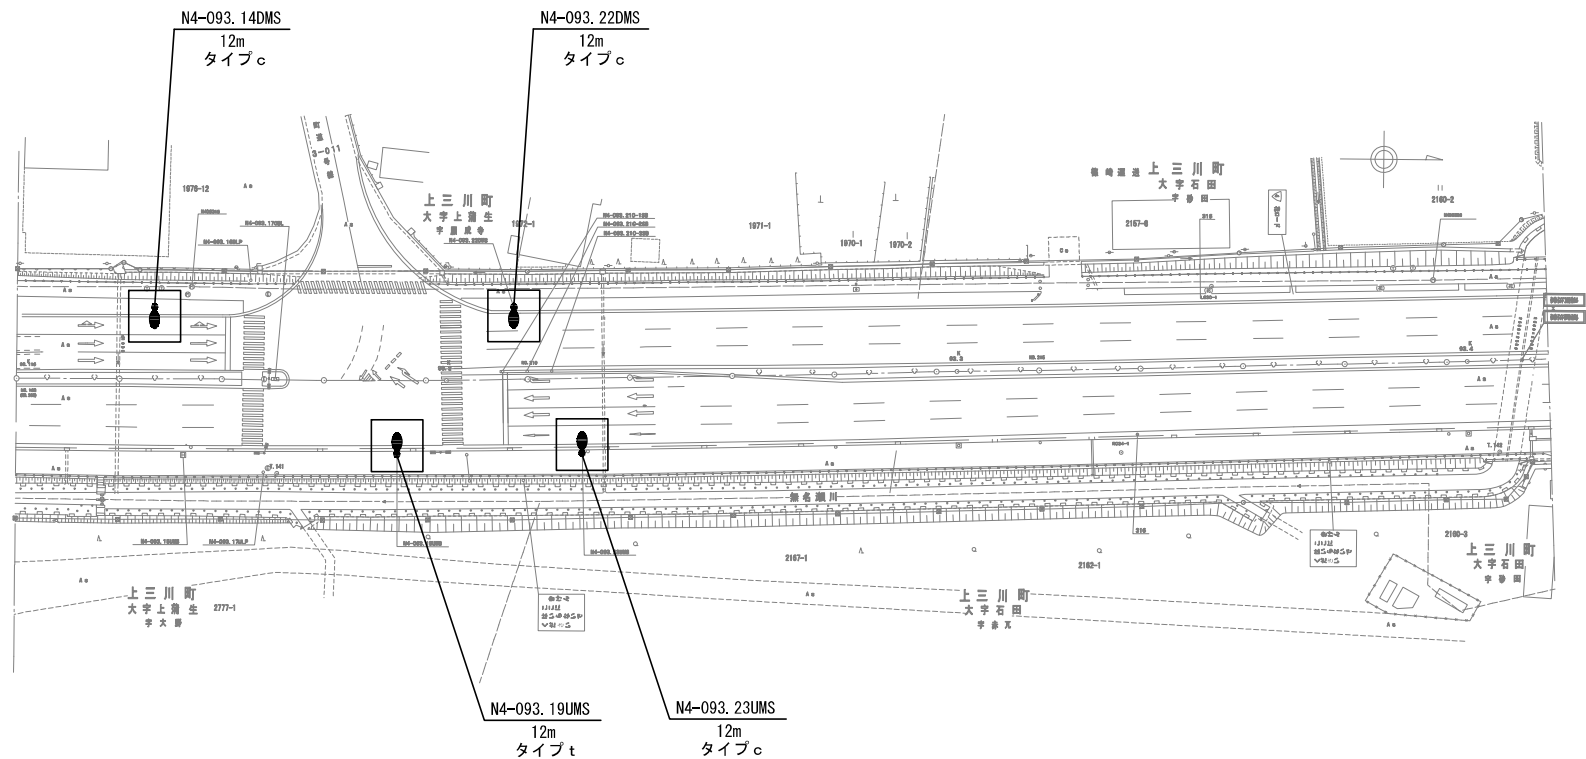


凡例

- : 道路照明灯建替
○ : 道路照明器具交換

本図面は縮小図のため
縮尺は表示と異なります

工 事 名	R 7 国分寺出張所管内道路照明設備改修工事		
図 面 名	道路照明灯改修平面図 (24)		
縮 尺	1/500	図面番号	39 の 25
年 月 日	令和 8 年 1 月 日		
設計会社名	—		
事務所名	国土交通省 平塚宮国道事務所		

道路照明灯改修平面図 (25)
(新 4 号)

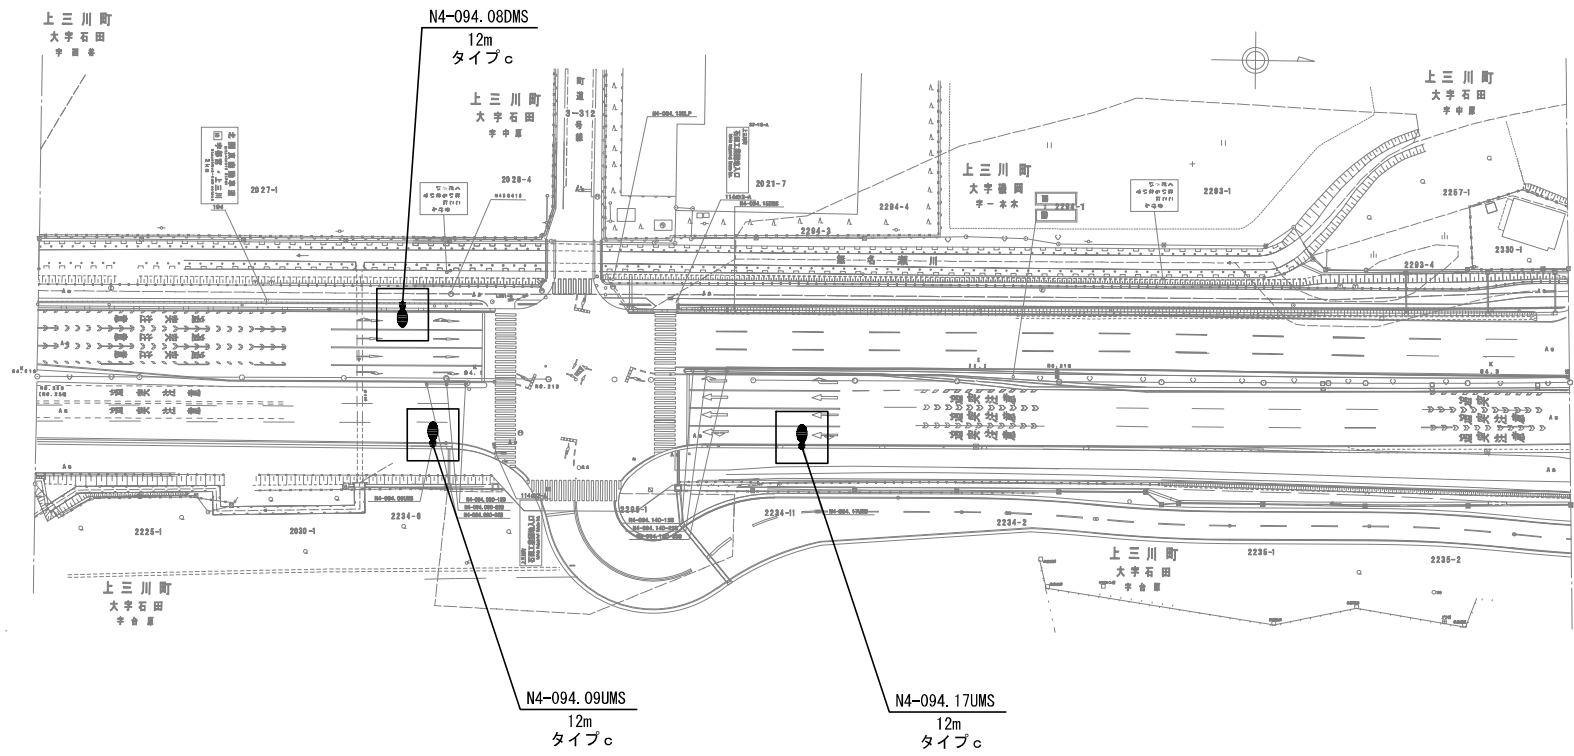


- 凡例
- : 道路照明灯建替
 - : 道路照明器具交換

本図面は縮小図のため
縮尺は表示と異なります

工 事 名	R7 国分寺出張所管内道路照明設備改修工事		
図 面 名	道路照明灯改修平面図 (25)		
縮 尺	1/500	図面番号	39 の 26
年 月 日	令和 8 年 1 月 日		
設計会社名	—		
事務所名	国土交通省 平都宮国道事務所		

道路照明灯改修平面図 (26)
(現 4 号)

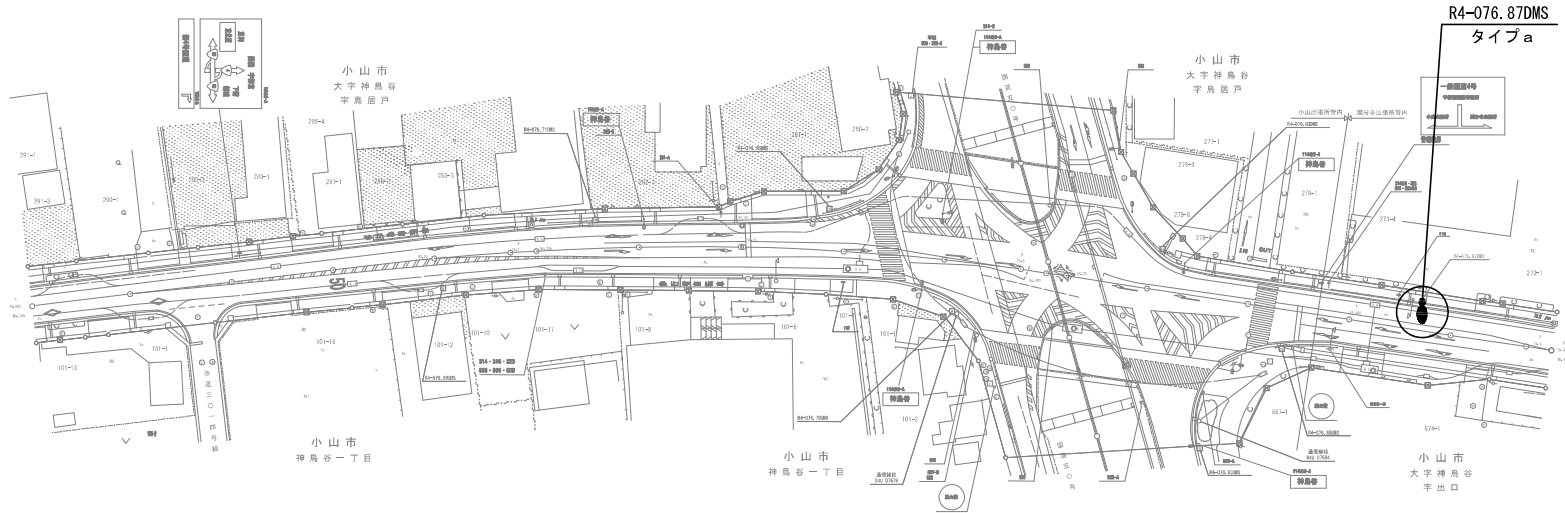


凡例

- : 道路照明灯建替
○ : 道路照明器具交換

本図面は縮小図のため
縮尺は表示と異なります

工 事 名	R 7 間分寺出張所管内道路照明設備改修工事		
図 面 名	道路照明灯改修平面図 (26)		
縮 尺	1/500	図面番号	39 の 27
年 月 日	令和 8 年 1 月 日		
設計会社名	—		
事務所名	国土交通省 平都宮国道事務所		

道路照明灯改修平面図 (27)
(現 4 号)

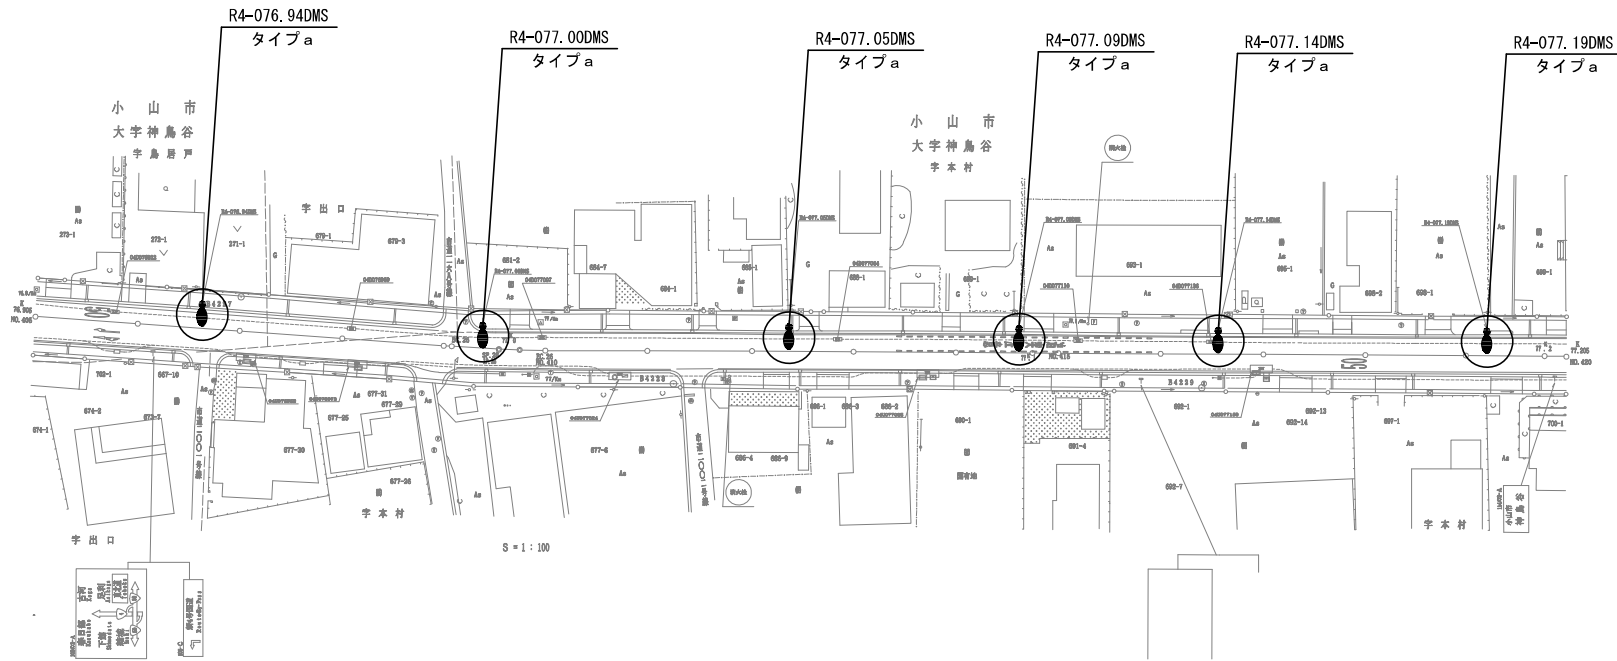


凡例

- : 道路照明灯建替
○ : 道路照明器具交換

本図面は縮小図のため
縮尺は表示と異なります

工 事 名	R 7 国分寺出張所管内道路照明設備改修工事		
図 面 名	道路照明灯改修平面図 (27)		
縮 尺	1/500	図面番号	39 の 28
年 月 日	令 和 8 年 1 月	日	
設計会社名	—		
事務所名	国土交通省 平都宮国道事務所		

道路照明灯改修平面図 (28)
(現 4 号)

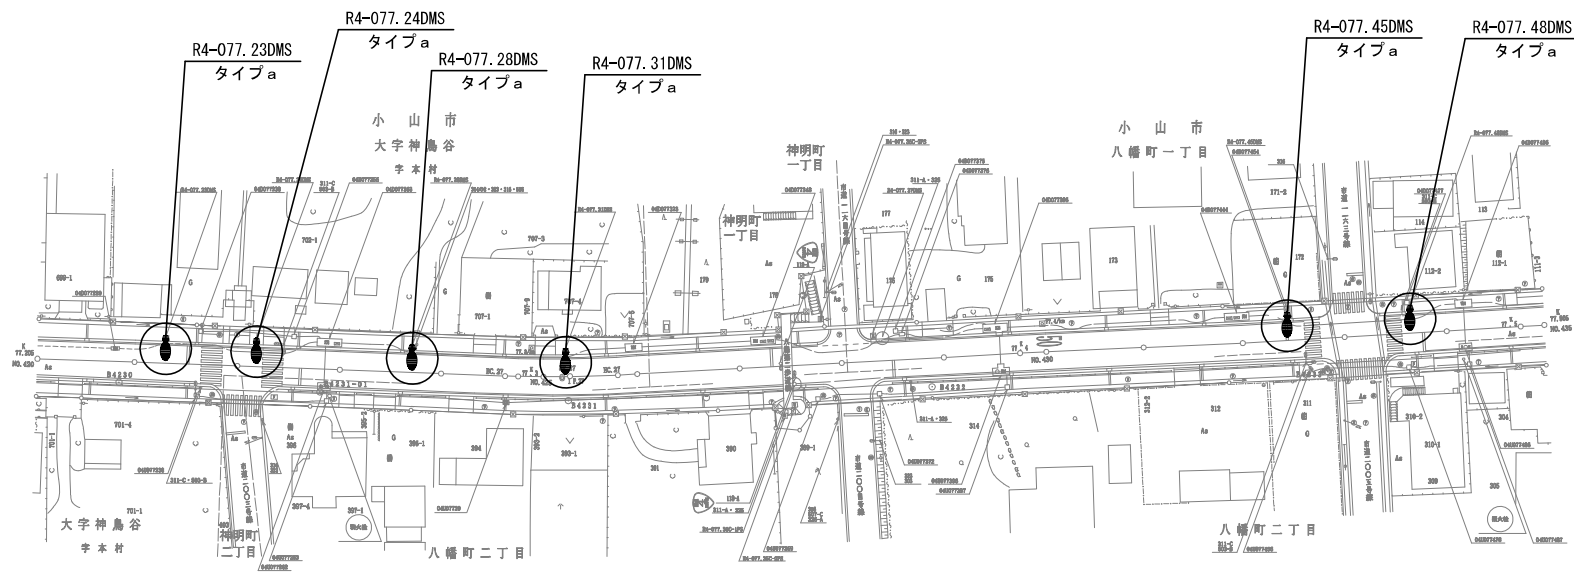


凡例

- : 道路照明灯建替
- : 道路照明器具交換

本図面は縮小図のため
縮尺は表示と異なります

工 事 名	R 7 国分寺出張所管内道路照明設備改修工事		
図 面 名	道路照明灯改修平面図 (28)		
縮 尺	1/500	図面番号	39 の 29
年 月 日	令和 8 年 1 月 日		
設計会社名	—		
事務所名	国土交通省 宇都宮国道事務所		

道路照明灯改修平面図 (29)
(現 4 号)

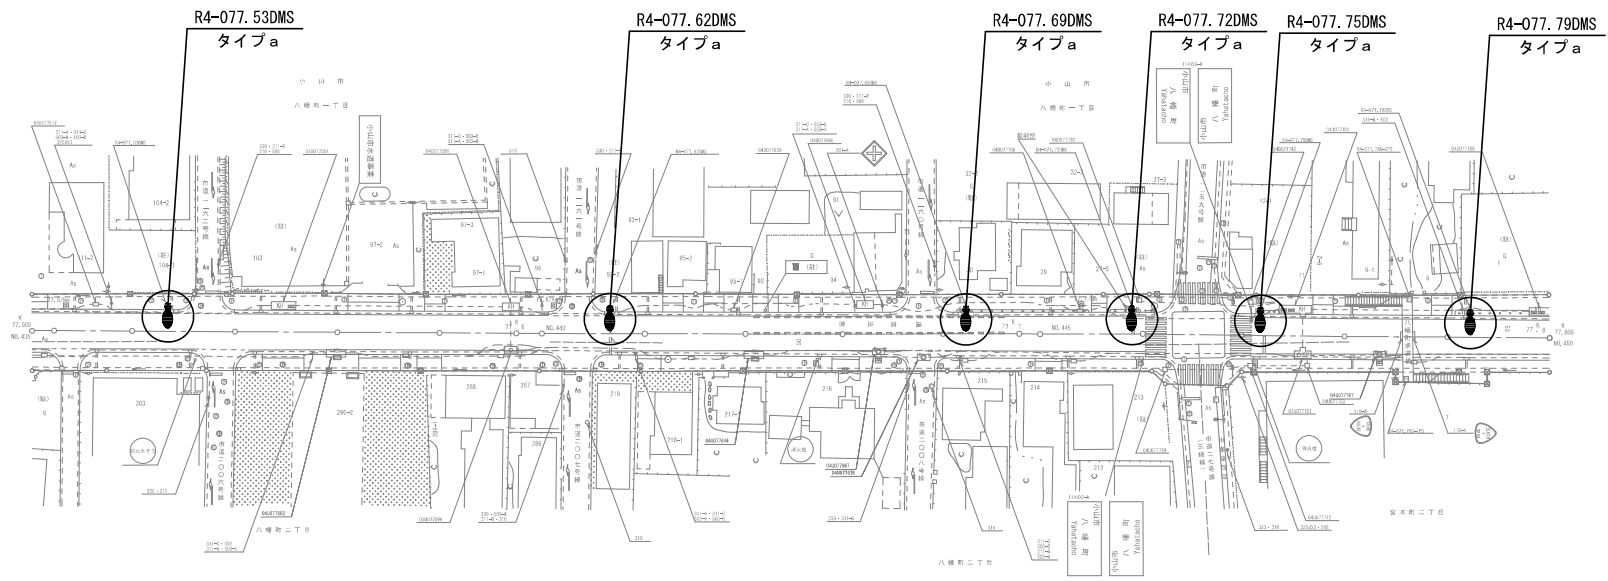


凡例

- : 道路照明灯建替
○ : 道路照明器具交換

本図面は縮小図のため
縮尺は表示と異なります

工 事 名	R7 国分寺出張所管内道路照明設備改修工事		
図 面 名	道路照明灯改修平面図 (29)		
縮 尺	1/500	図面番号	39 の 30
年 月 日	令和 8 年 1 月 日		
設計会社名	—		
事務所名	国土交通省 平塚宮国道事務所		

道路照明灯改修平面図 (30)
(現 4 号)

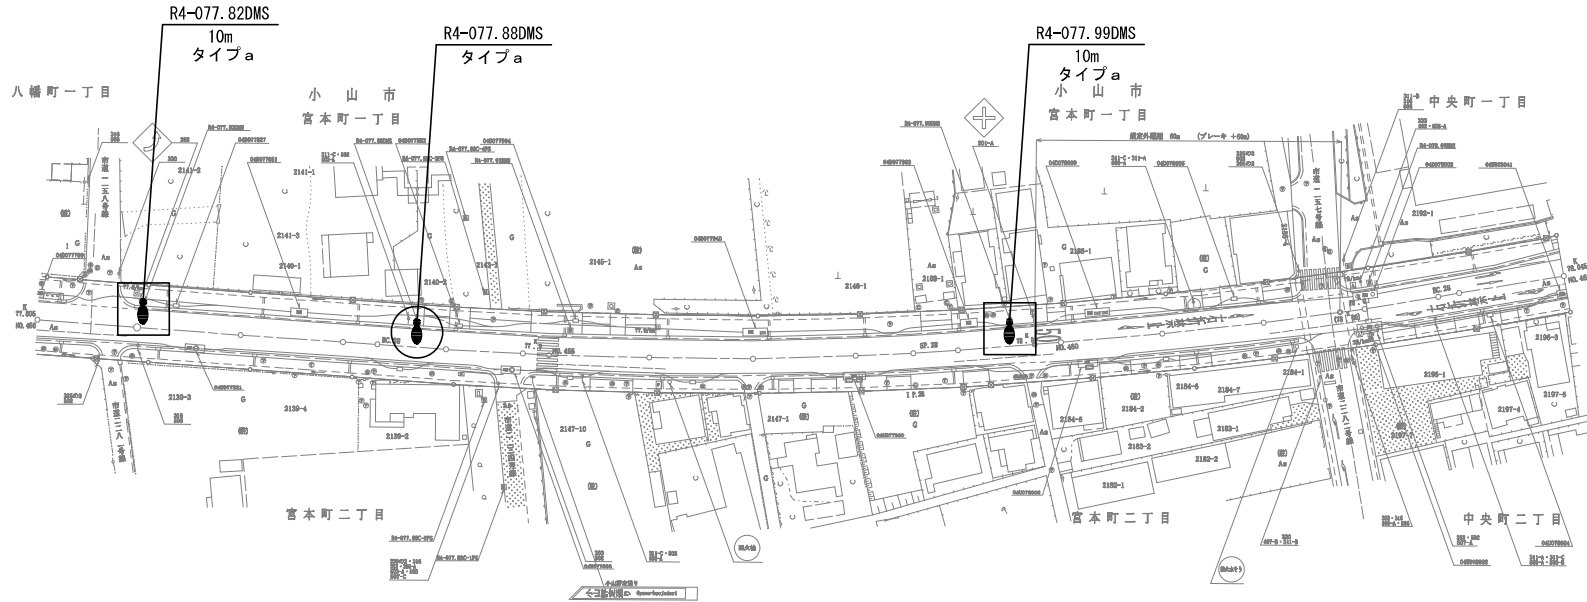


凡例

- : 道路照明灯建替
- : 道路照明器具交換

本図面は縮小図のため
縮尺は表示と異なります

工 事 名	R 7 国分寺出張所管内道路照明設備改修工事		
図 面 名	道路照明灯改修平面図 (30)		
縮 尺	1/500	図面番号	39 の 31
年 月 日	令和 8 年 1 月 日		
設計会社名	—		
事務所名	国土交通省 平都宮国道事務所		

道路照明灯改修平面図 (31)
(現 4 号)

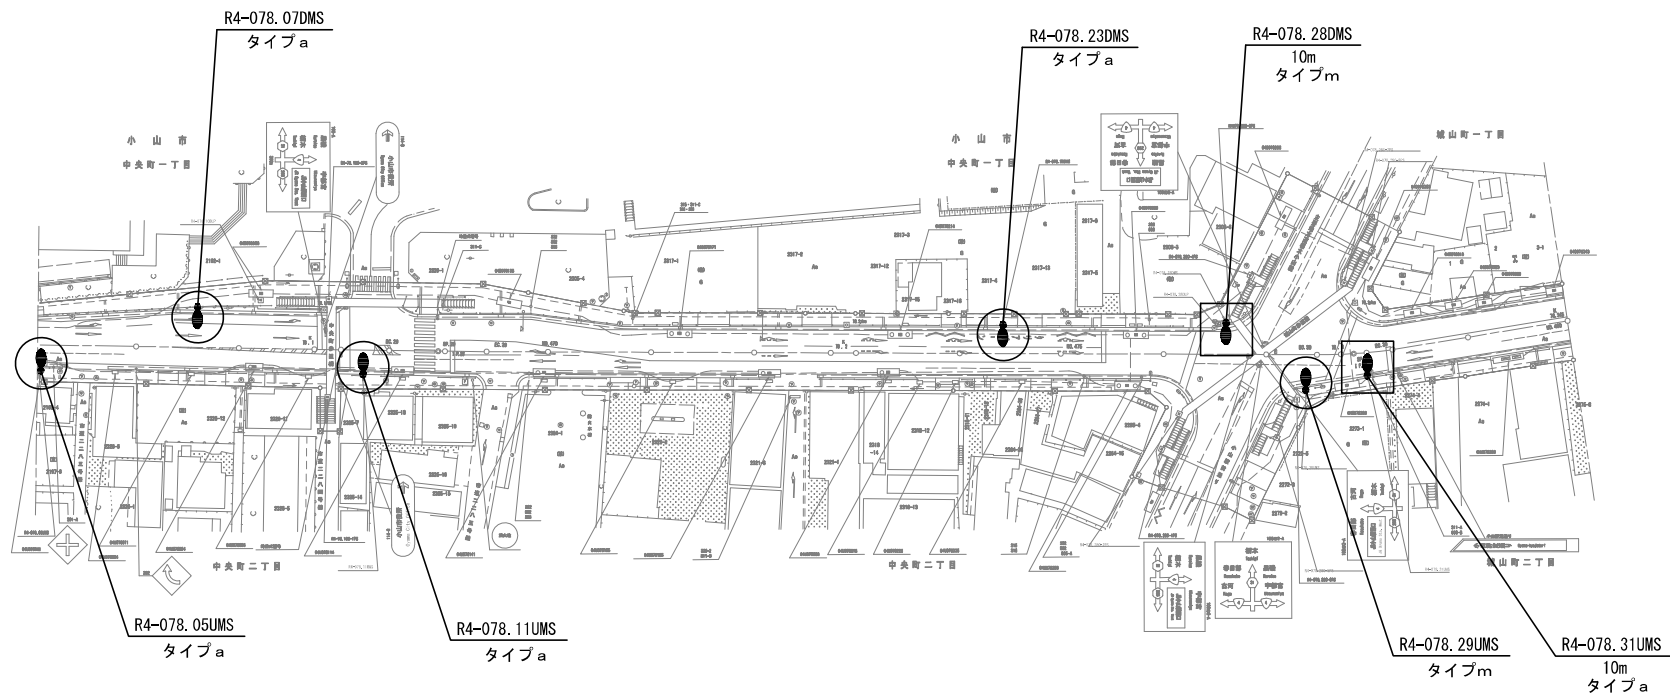


凡例

- : 道路照明灯建替
○ : 道路照明器具交換

本図面は縮小図のため
縮尺は表示と異なります

工 事 名	R 7 国分寺出張所管内道路照明設備改修工事		
図 面 名	道路照明灯改修平面図 (31)		
縮 尺	1/500	図面番号	39 の 32
年 月 日	令和 8 年 1 月	日	
設計会社名	—		
事務所名	国土交通省 平塚宮国道事務所		

道路照明灯改修平面図 (32)
(現 4 号)

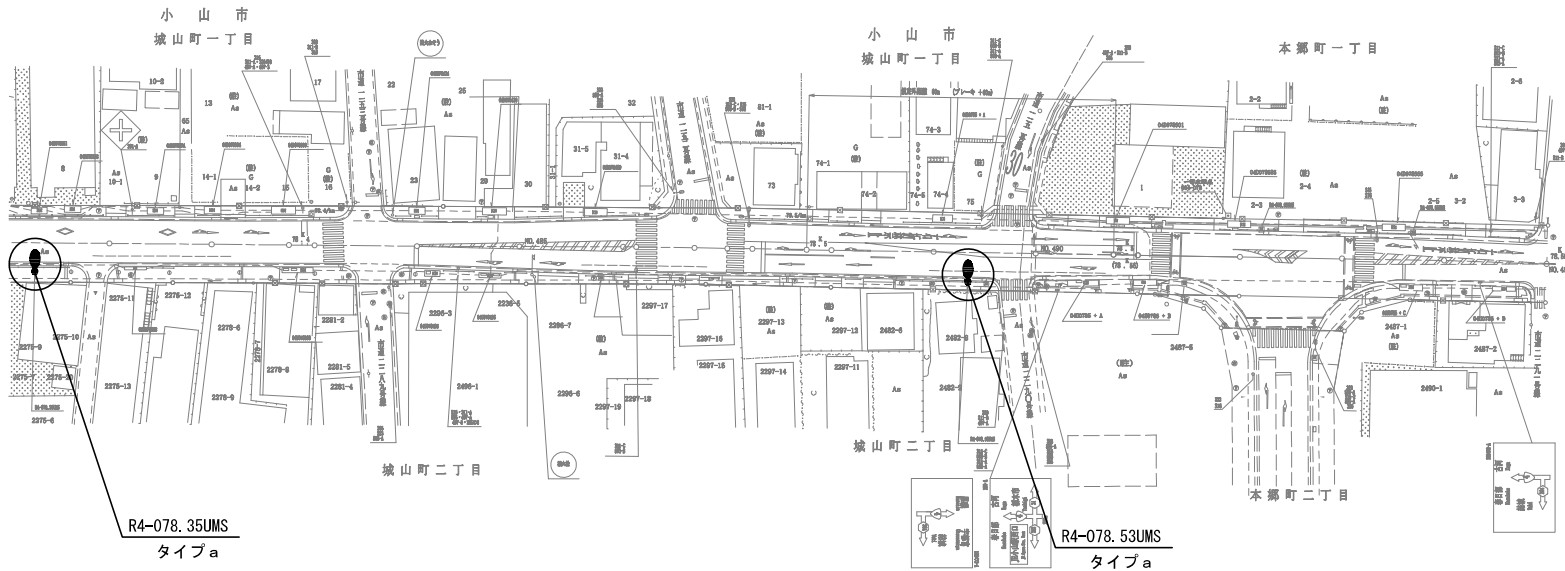


凡例

- : 道路照明灯建替
○ : 道路照明器具交換

本図面は縮小図のため
縮尺は表示と異なります

工 事 名	R 7 国分寺出張所管内道路照明設備改修工事		
図 面 名	道路照明灯改修平面図 (32)		
縮 尺	1/500	図面番号	39 の 33
年 月 日	令和 8 年 1 月 日		
設計会社名	—		
事務所名	国土交通省 平塚宮国道事務所		

道路照明灯改修平面図 (33)
(現 4 号)

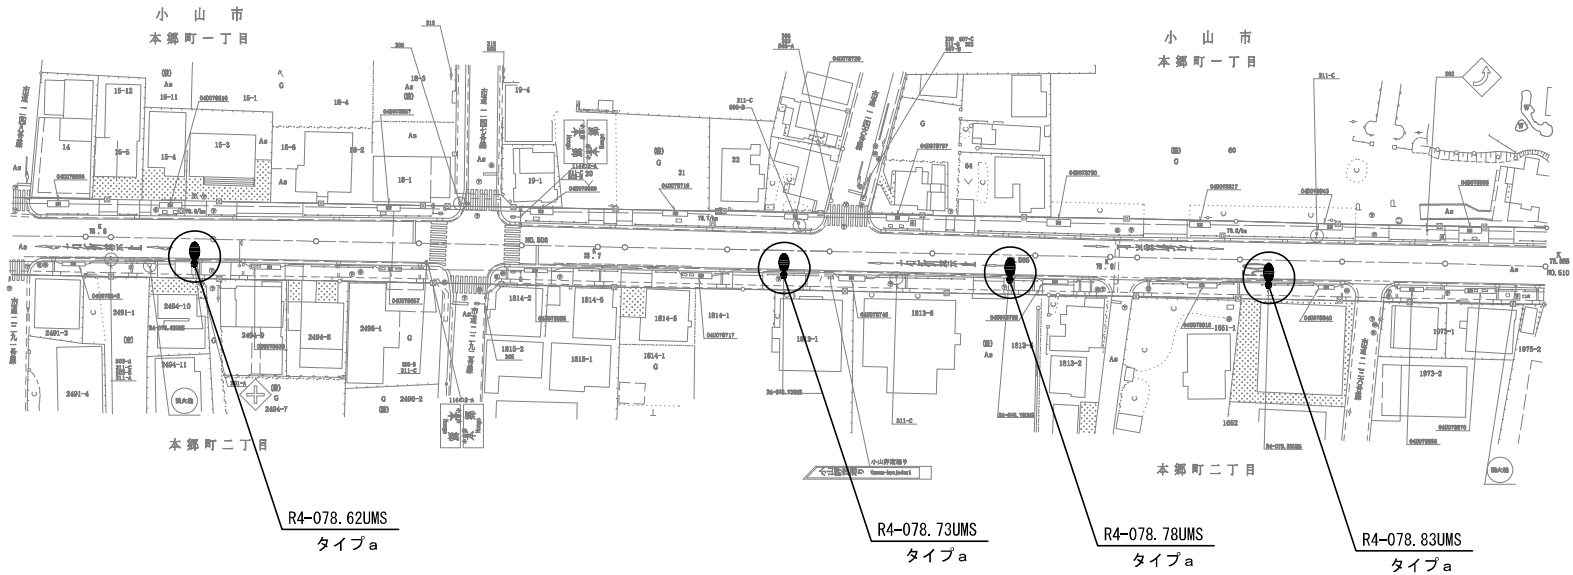


- 凡例
- : 道路照明灯建替
 - : 道路照明器具交換

本図面は縮小図のため
縮尺は表示と異なります

工 事 名	R 7 国分寺出張所管内道路照明設備改修工事		
図 面 名	道路照明灯改修平面図 (33)		
縮 尺	1/500	図面番号	39 の 34
年 月 日	令和 8 年 1 月 日		
設計会社名	—		
事務所名	国土交通省 平塚宮国道事務所		

道路照明灯改修平面図 (34)
(現 4 号)

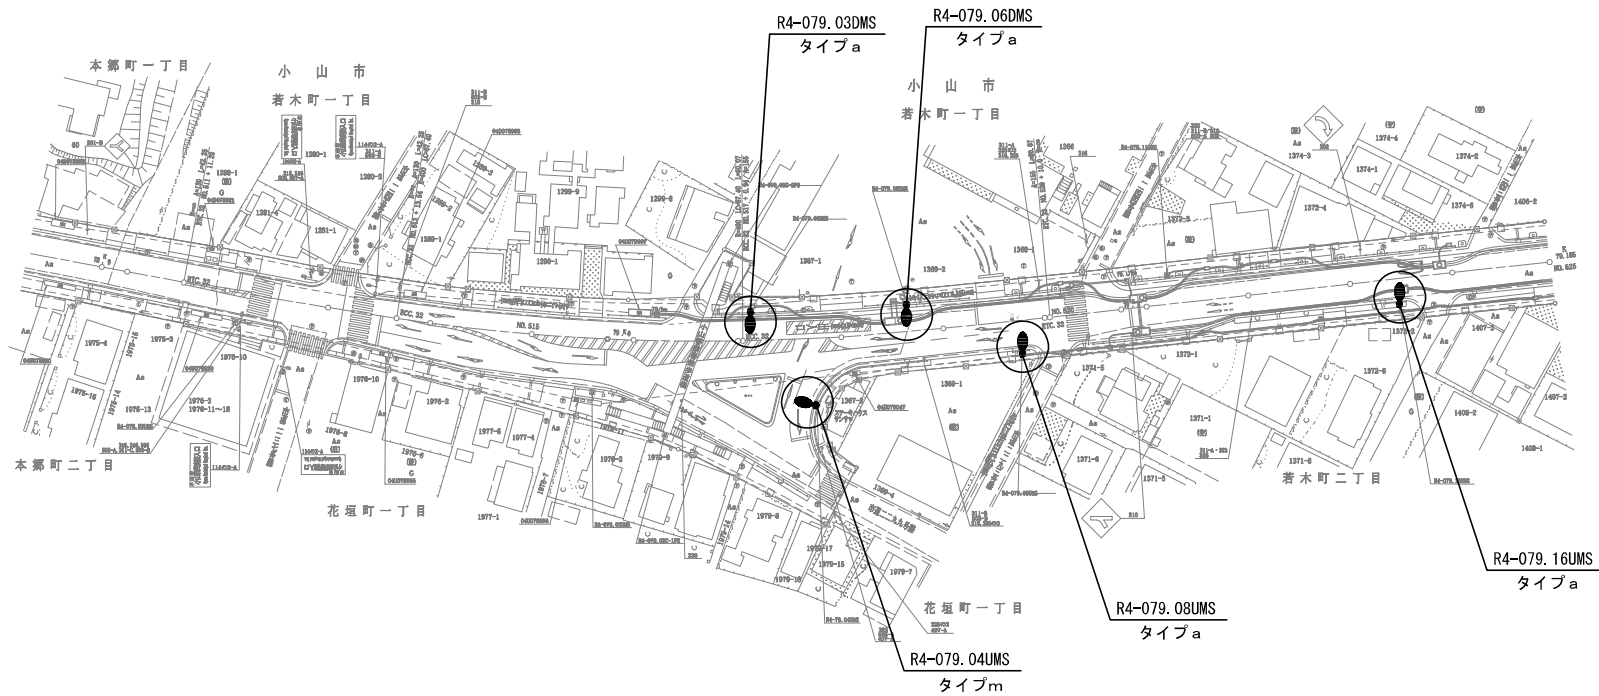


凡例

- : 道路照明灯建替
○ : 道路照明器具交換

本図面は縮小図のため
縮尺は表示と異なります

工 事 名	R 7 面分寺出張所管内道路照明設備改修工事		
図 面 名	道路照明灯改修平面図 (34)		
縮 尺	1/500	図面番号	39 の 35
年 月 日	令 和 8 年 1 月 日		
設計会社名	—		
事務所名	国土交通省 平都宮国道事務所		

道路照明灯改修平面図 (35)
(現 4 号)

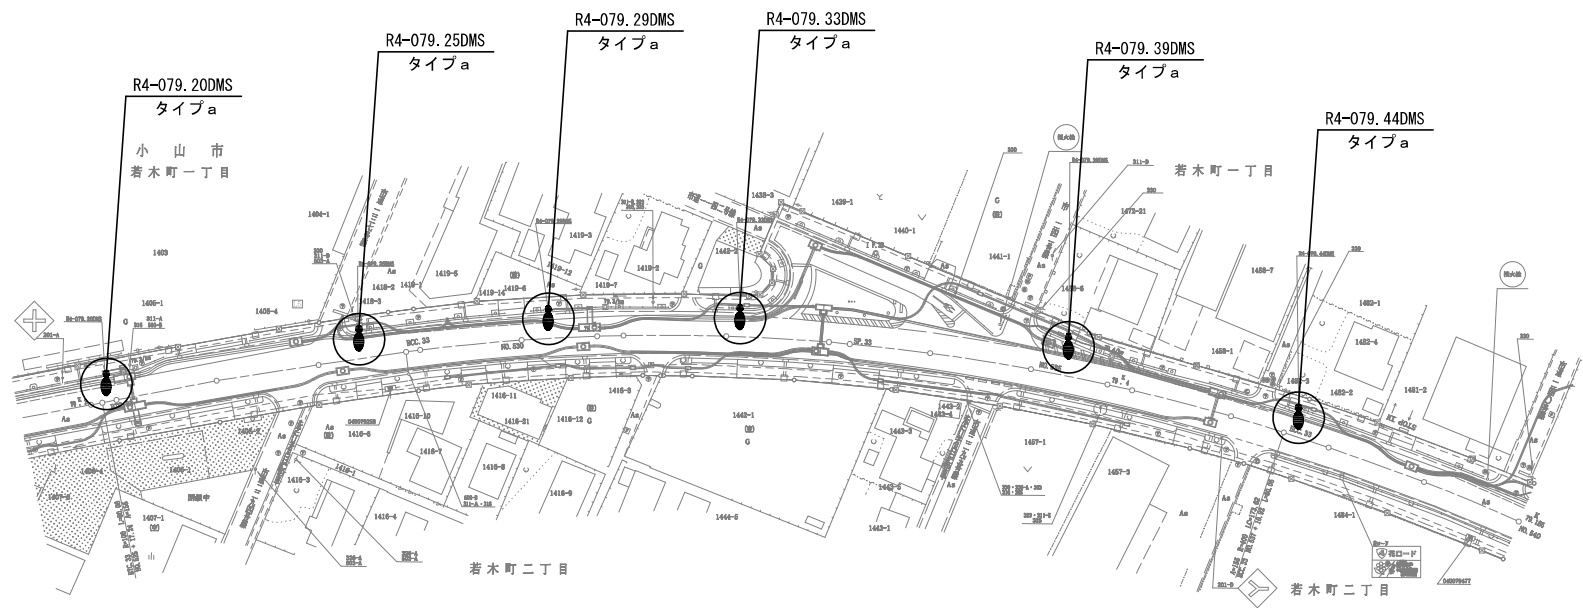


凡例

- : 道路照明灯建替
○ : 道路照明器具交換

本図面は縮小図のため
縮尺は表示と異なります

工 事 名	R 7 国分寺出張所管内道路照明設備改修工事		
図 面 名	道路照明灯改修平面図 (35)		
縮 尺	1/500	図面番号	39 の 36
年 月 日	令和 8 年 1 月 日		
設計会社名	—		
事務所名	国土交通省 平都宮国道事務所		

道路照明灯改修平面図 (36)
(現 4 号)

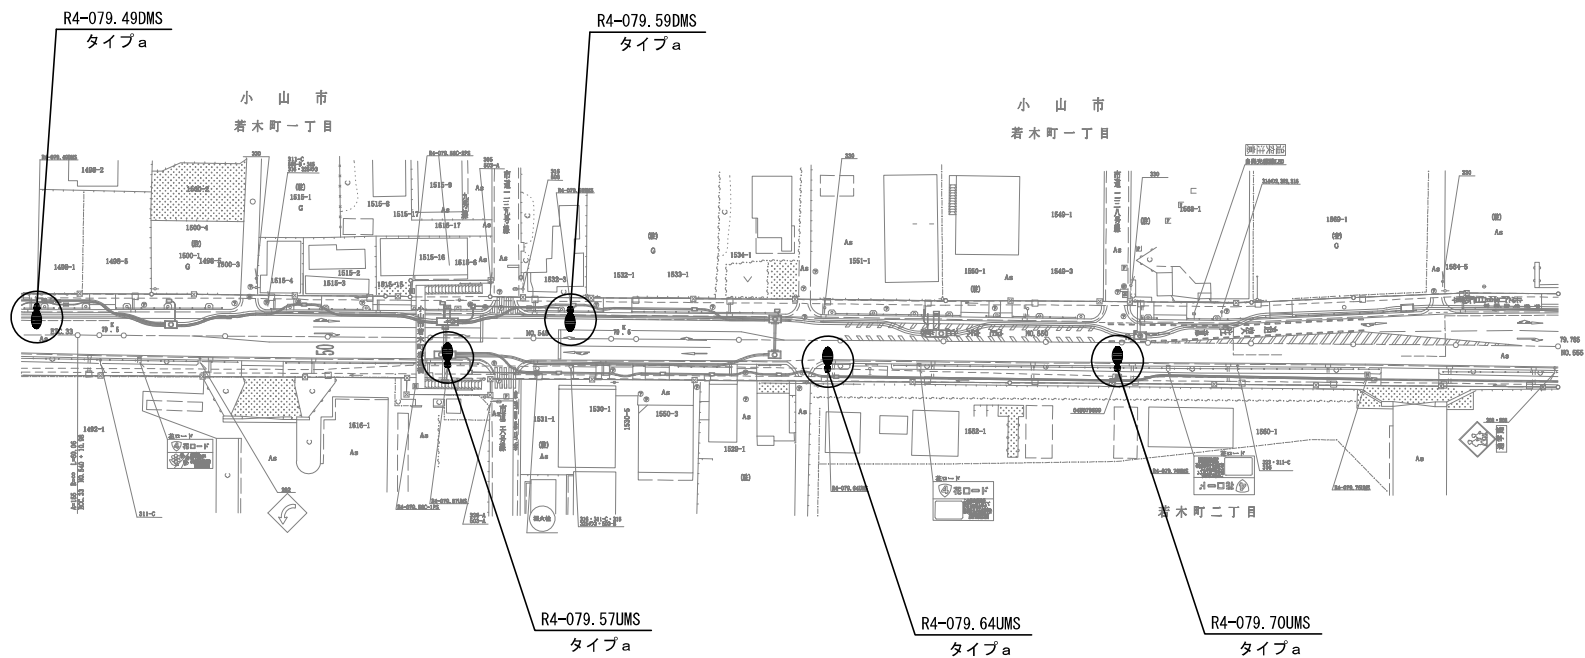

凡例


- : 道路照明灯建替
○ : 道路照明器具交換

本図面は縮小図のため
縮尺は表示と異なります


工 事 名	R 7 国分寺出張所管内道路照明設備改修工事		
図 面 名	道路照明灯改修平面図 (36)		
縮 尺	1/500	図面番号	39 の 37
年 月 日	令和 8 年 1 月 日		
設計会社名	—		
事務所名	国土交通省 平都宮国道事務所		

照明灯標準図(参考図)


10m

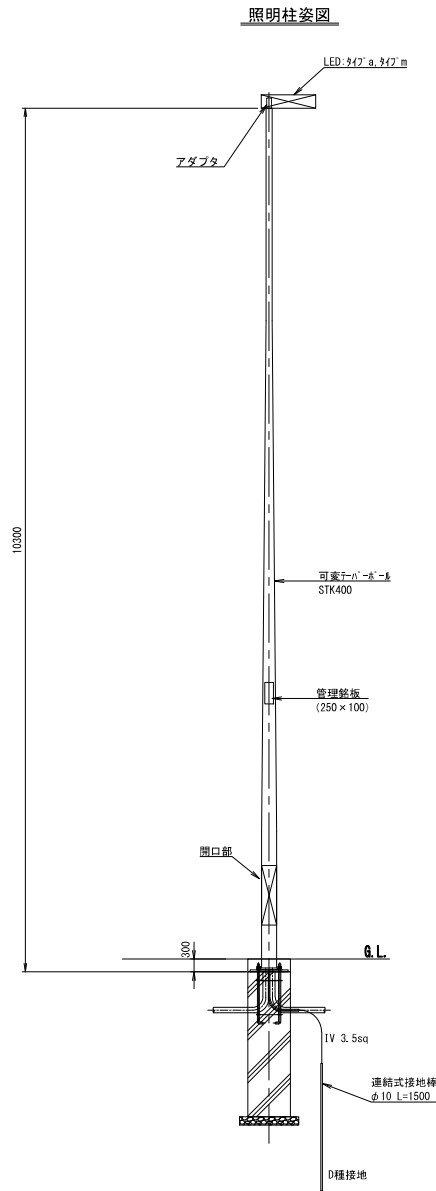

ベースプレート詳細図

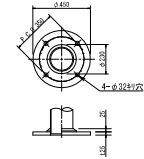

照明灯基礎詳細図

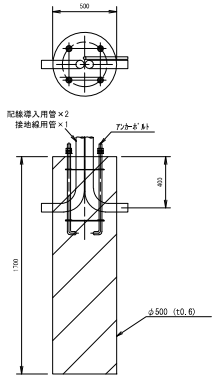

照明灯 数量表(タイプm、t)


名 称	規格・寸法	単位	数 量	摘 要
照明ポール	直線型 10m 重鉛めっき	基	1.0	
基礎砕石	RC-40 t=100	m ³	0.20	
照明灯用基礎ブロック	10m直線1灯型ポール用	基	1.0	
根巻きコンクリート	普通 1:3	m ³	0.06	
照明器具設置		台	1.0	
LED照明器具	各タイプごとの設計条件を満たすもの	台	1.0	
電源装置	各タイプごとの設計条件を満たすもの	個	1.0	LED照明器具に含む
ジョイントユニット	単独式リースイッチ付	個	1.0	
落下防止ワイヤー	L=300mm	本	1.0	
電線	LED照明専用ケーブル	本	1.0	
VVRケーブル	VVR 2.0mm 2C	m	8.0	引込回路
接地工	D種	箇所	1.0	
連結式接地棒	φ10 L=1500	本	1.0	
連結式接地棒用リード端子	φ10用 22sq×500	本	1.0	
接地線	IV3.5sq	m	3.0	

本図面は縮小図のため
縮尺は表示と異なります


工 事 名	R7西分寺出張所管内道路照明設備改修工事		
図 面 名	照明灯標準図(参考図) 10m		
縮 尺	1/30	図面番号	39 の 38
年 月 日	令和 8 年 1 月 日		
設計会社名	—		
事務所名	国土交通省 宇都宮国道事務所		

照明灯標準図(参考図)


1 2 m

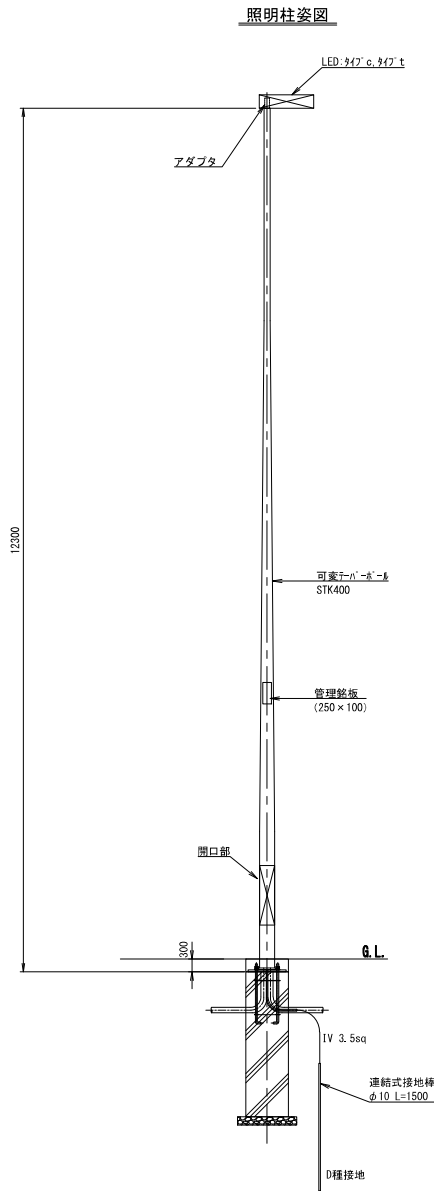

ベースプレート詳細図

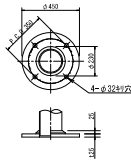

照明灯基礎詳細図

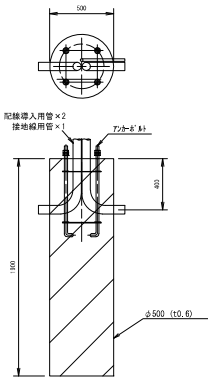

照明灯 数量表(タイク)

名 称	規格・寸法	単位	数 量	摘 要
照明ポール	直線型 12m 重鉛めつき	基	1.0	
基礎砕石	RC-40 t=100	m ³	0.20	
照明灯用基礎ブロック	12m直線1灯型ポール用	基	1.0	
根巻きコンクリート	普通 1:3	m ³	0.06	
照明器具設置		台	1.0	
LED照明器具	各タイクごとの設計条件を満たすもの	台	1.0	
電源装置	各タイクごとの設計条件を満たすもの	個	1.0	LED照明器具に含む
ジョイントユニット	単独式リースイッチ付	個	1.0	
落下防止ワイヤー	L=300mm	本	1.0	
電線	LED照明専用ケーブル	本	1.0	
VVRケーブル	VVR 2.0mm 2C	m	8.0	引込回路
接地工	D種	箇所	1.0	
連続式接地棒	φ10 L=1500	本	1.0	
連続式接地棒用リード端子	φ10用 22sq×500	本	1.0	
接地線	IV3.5sq	m	3.0	

本図面は縮小図のため
縮尺は表示と異なります

工 事 名	R7西分寺出張所管内道路照明設備改修工事		
図 面 名	照明灯標準図(参考図) 1 2 m		
縮 尺	1/30	図面番号	39 の 39
年 月 日	令和 8 年 1 月	日	
設計会社名	—		
事務所名	国土交通省 宇都宮国道事務所		